




20GVL200X25 20 排水管
 25GVL150X25 25 排水管
 20GVL200X25 20 排水管

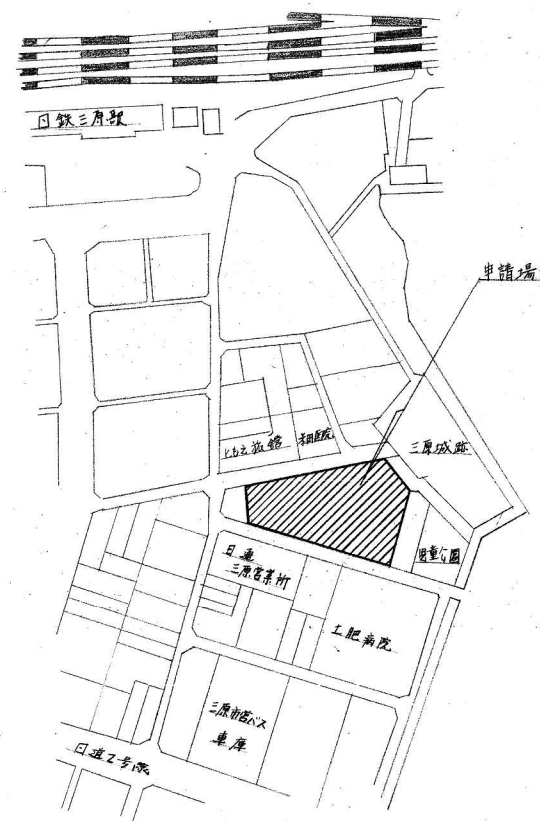

附近見取図

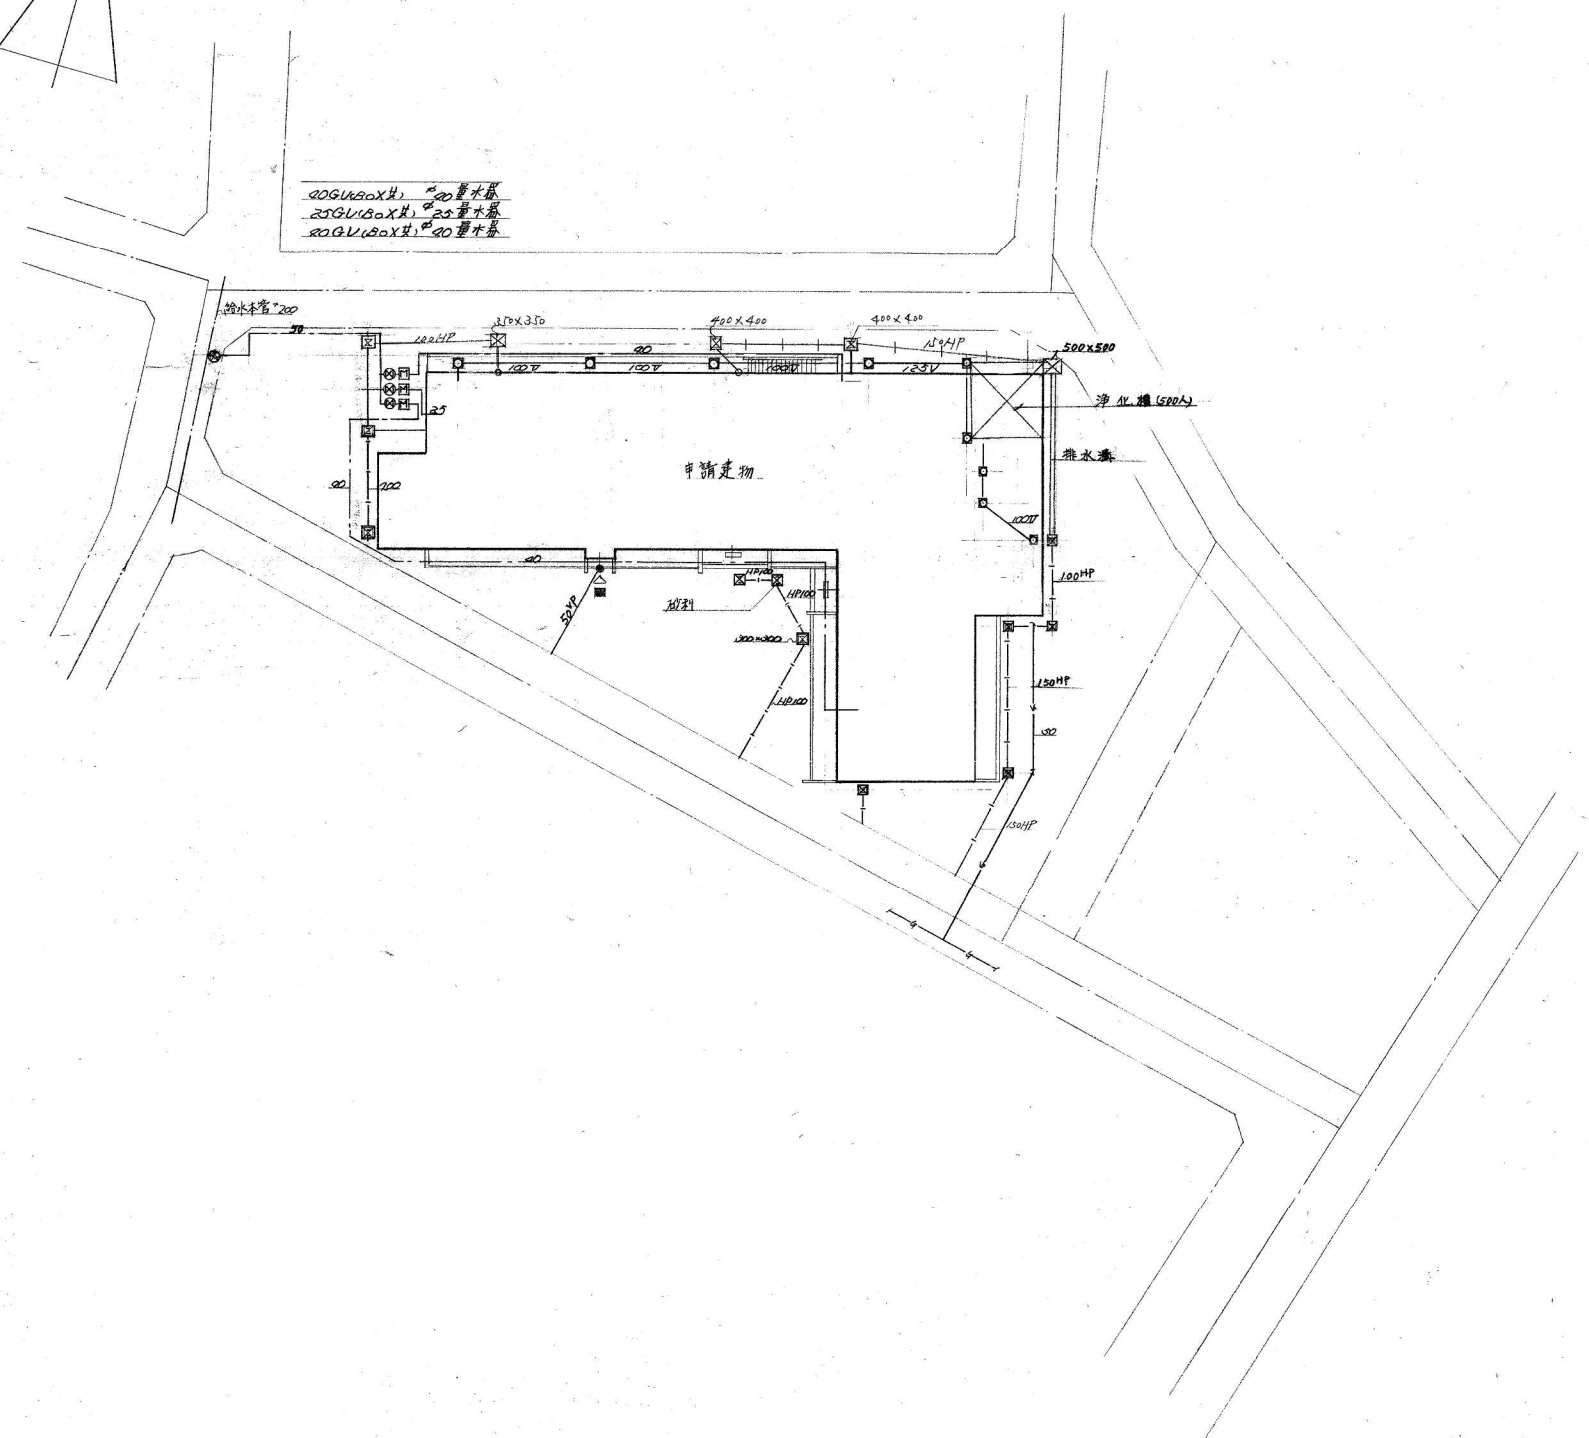


工事名	三原市市民福祉会館			作製	年月日
図面	M	図面名	配置図	担当	製図
番号	1	縮尺	1/100	訂正	
				1級建築士事務所登録第	号
				1級建築士登録第	号

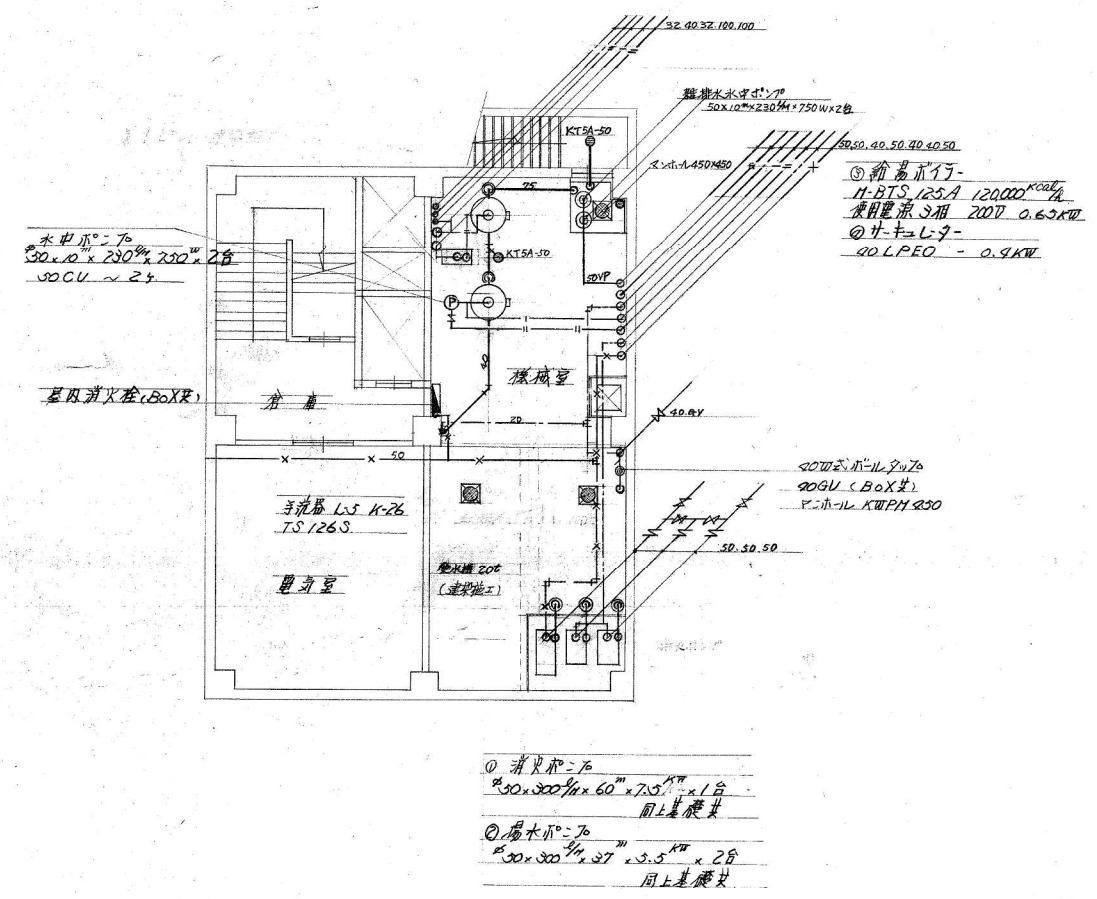

B₁階平面図 5=1/100

工事名 三原市市民福祉会館		作製 年 月 日	
図面 M	図面名 B-1 配管図	担当	製図 訂正
番号 2	縮尺 1:100		
		1級建築士事務所登録第 号	
		1級建築士登録第 号	

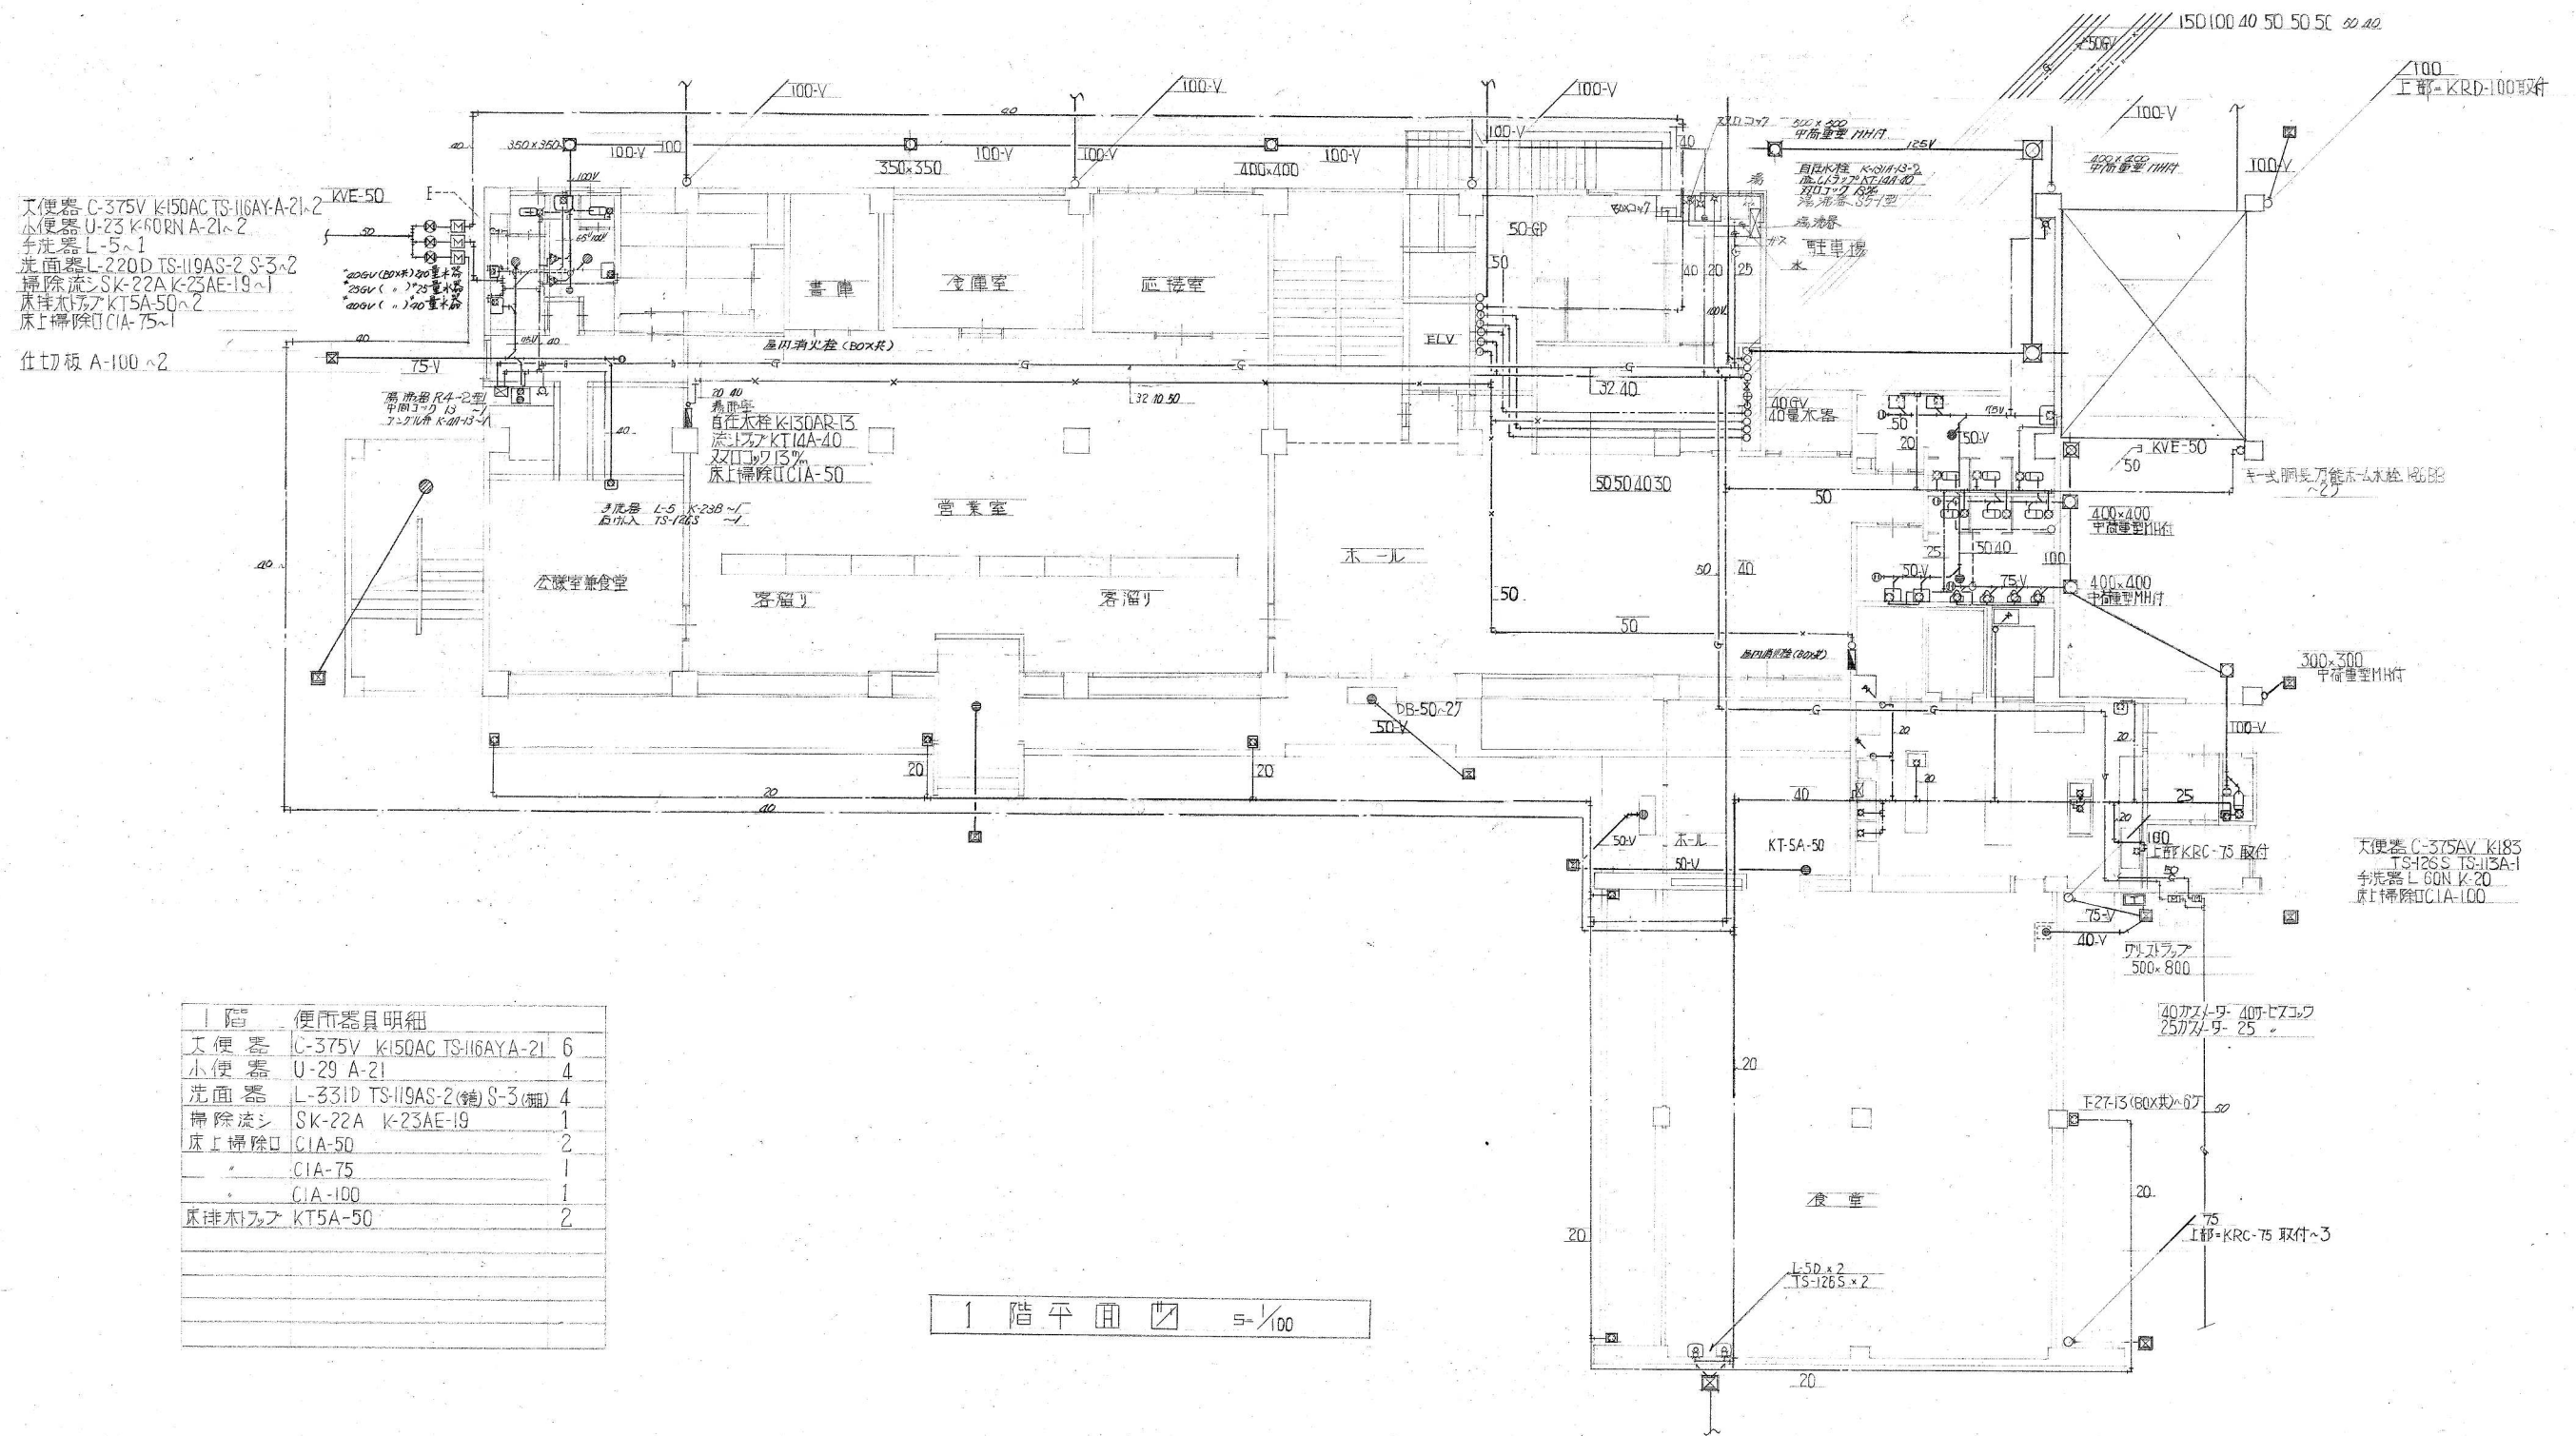


大便器 C-375V K150AC TS-116AY-A-21-2
 小便器 U-23 K60RN A-21-2
 洗面器 L-5-1
 洗面器 L-220D TS-119AS-2 S-3-2
 掃除洗シ SK-22A K-23AE-19
 床排木口 KT5A-50
 床排木口 CIA-75-1

仕切板 A-100-2

1階 便所器具明細		
大便器	C-375V K150AC TS-116AYA-21	6
小便器	U-29 A-21	4
洗面器	L-331D TS-119AS-2(鏡) S-3(鏡)	4
掃除洗シ	SK-22A K-23AE-19	1
床排木口	CIA-50	2
	CIA-75	1
	CIA-100	1
床排木口	KT5A-50	2

1階平面図 1/100

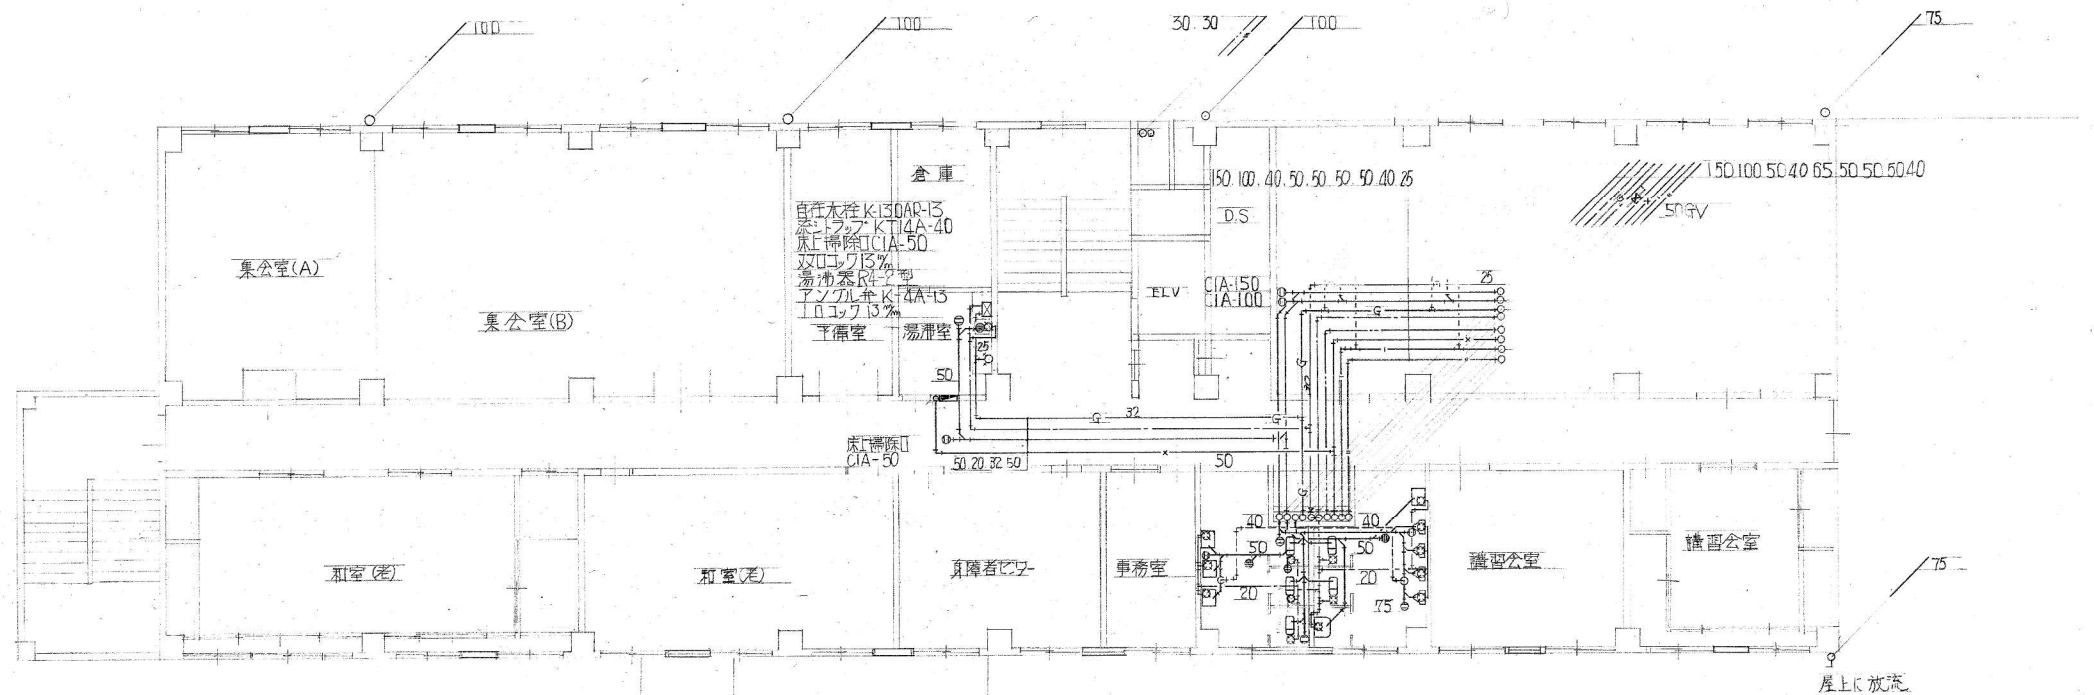


2.3.4 階便所器具明細

大便器	C-375V K-150AC TS-116AY A-21	5
小便器	U-29 A-21	4
洗面器	L-220D TS-119AS-2 (鏡) S-3 (棚)	4
床排水トラップ	KT-5B-50	2
床排水トラップ	KC-50 (4階) ミナソノ	1
	KC-75	2
	KC-100	2
掃除流し	SK-22A	1

2 階 平 面 1/100


目 11-7ドレン KRC-75 4ヶ

工事名	三原市市民福祉会館新築工事			作製	4月5日
図面	M	図面名	給排水衛生設備配管図	担当	製図
番号	4	縮尺	1:100	訂正	1
				1級建築士事務所登録第	号
				1級建築士登録第	号

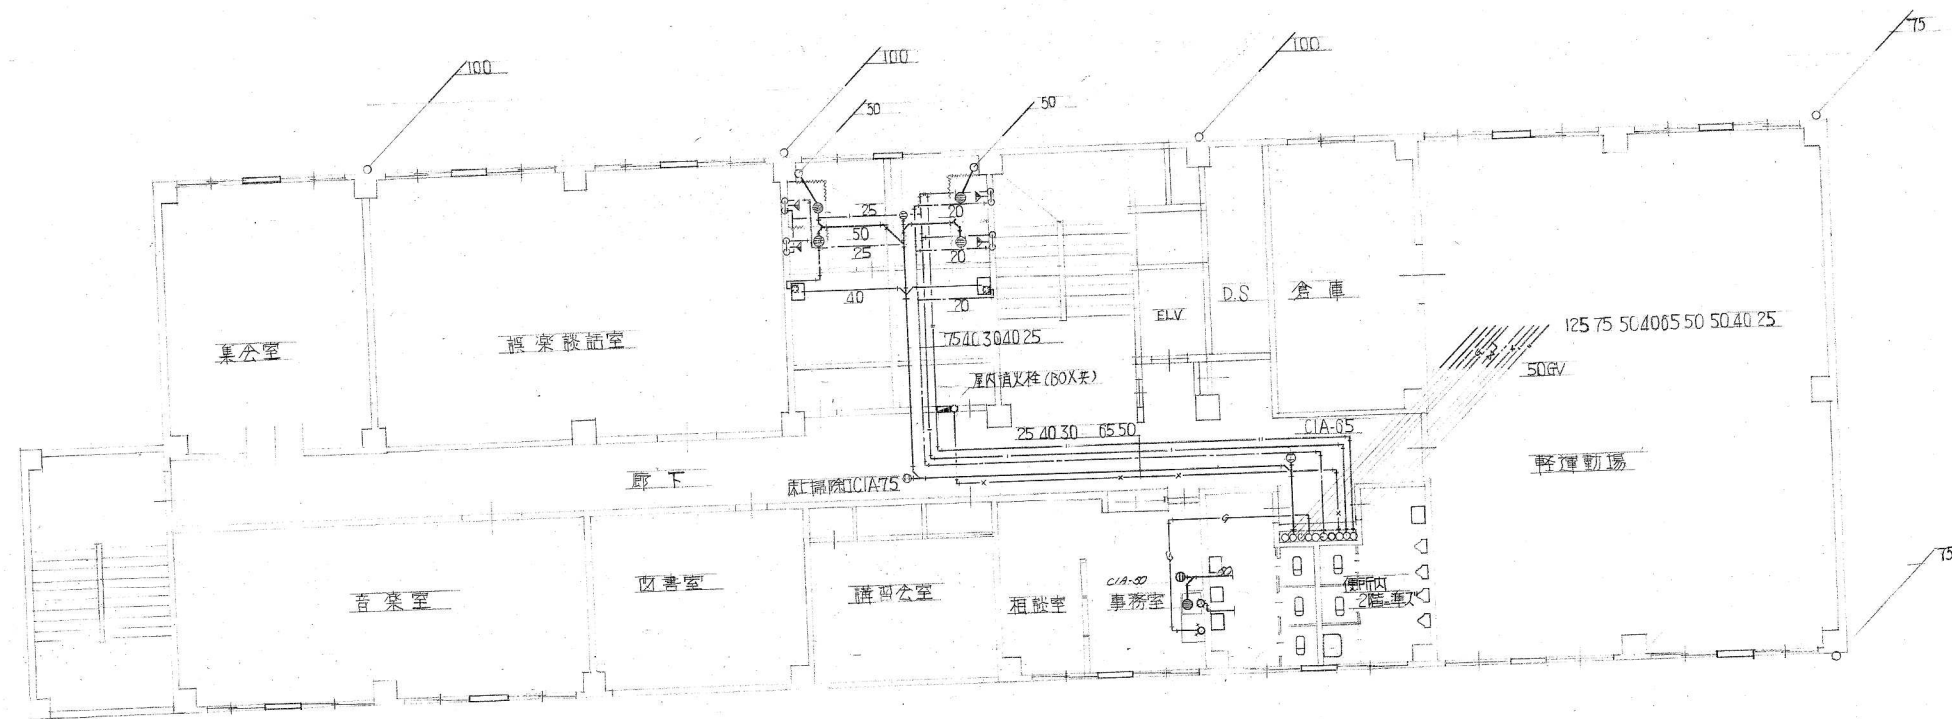

3階平面図 1/100


3階脱衣室&シャワールーム器具明細	
洗面器	L-220D.TS-119AS-2物S3 2
シャワーヘッド	TB-19CG-13 4
シャワーバルブ	TB-27B-13 C.H# 8
床排水トラップ	KT5B-50 4
床上掃除口	KC-65 1
事務室器具明細	
自在水栓	K-30AR-13 1
流しトラップ	KT-14A-40 1
双口コック	137 1

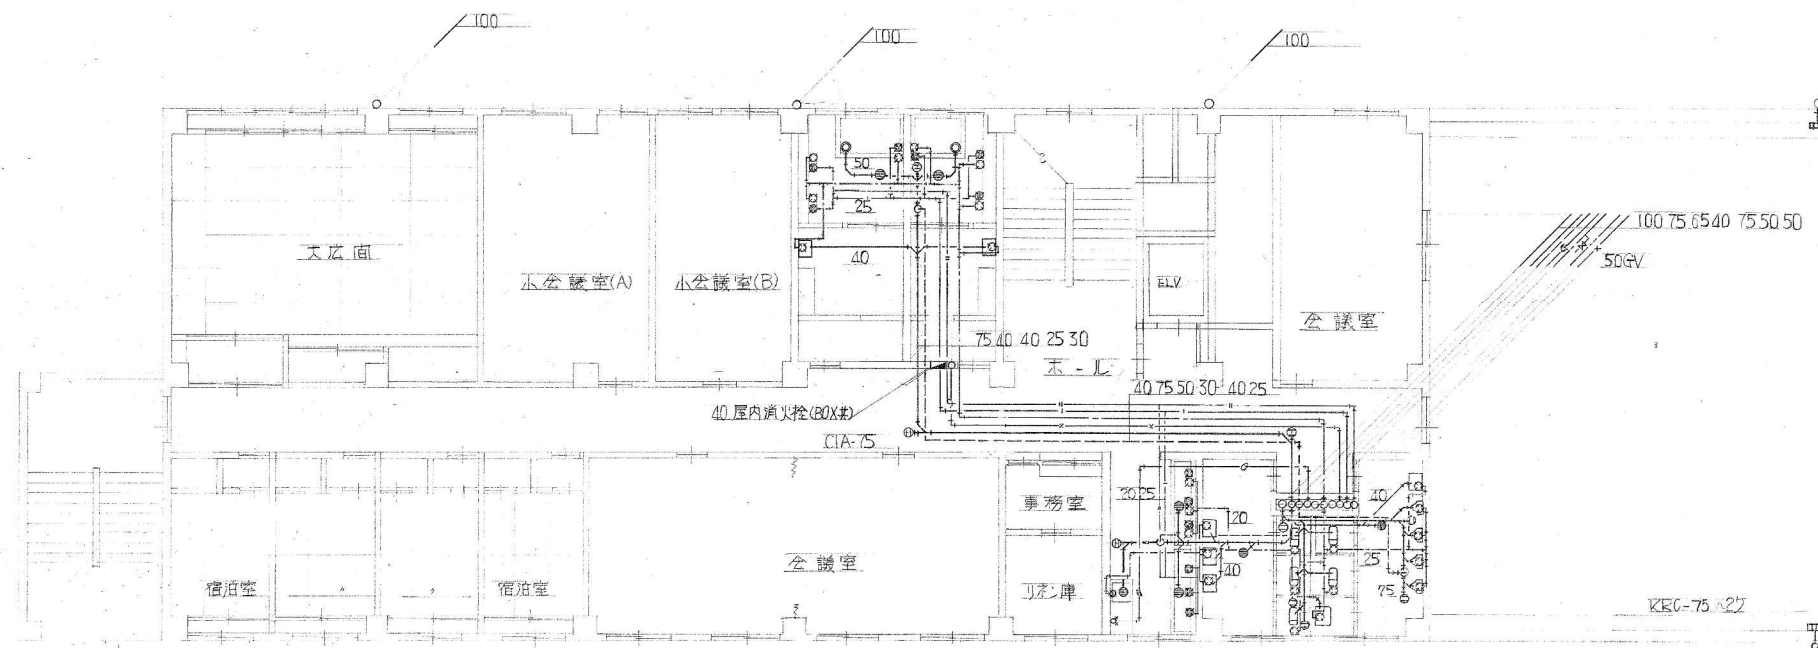


4階洗面所器具明細			
麗長水栓	K-25D-13	CH#	9
流しトラップ	KT14B-40		2
床下掃除口	CIA-50		1
化粧鏡	TS-119AS-2		6
脱衣室浴室器具明細			
麗長水栓	K-25D-20	C.H#	4
"	K-25D-13	C.H#	8
床排水トラップ	KT5B-50		2
化粧鏡	TS-119AS-2		4
掛水其栓	KSNAB-50		2
洗面器	L-220D TS-119AS-2(鏡S-3(欄)		2
湯沸室器具明細			
自在水栓	K-30AR-13		1
流しトラップ	KT-14A-40		1
双口排水口	10%		1

4階平面図 s-1/100

5階便所器具明細		
大便器	C-375V K-150AC TS-116AY A-21	6
小便器	U-29 A-21	4
洗面器	L-220D TS-119AS-2(鏡) S-3(棚)	5
掃除流シ	SK-22A K-23AE-19	1
床時水拭	KT5B-50	2
床上掃除	KC-50	1
	KC-75	2
	KC-75	1
	KC-100	1
湯沸室器具明細		
自在水栓	K-130AR-13	1
流し水栓	KT14A-40	1
床上掃除	CI A-50	1
双口コック	13%	1
湯沸器	PH-675 K-44-13 400V/10-13	1

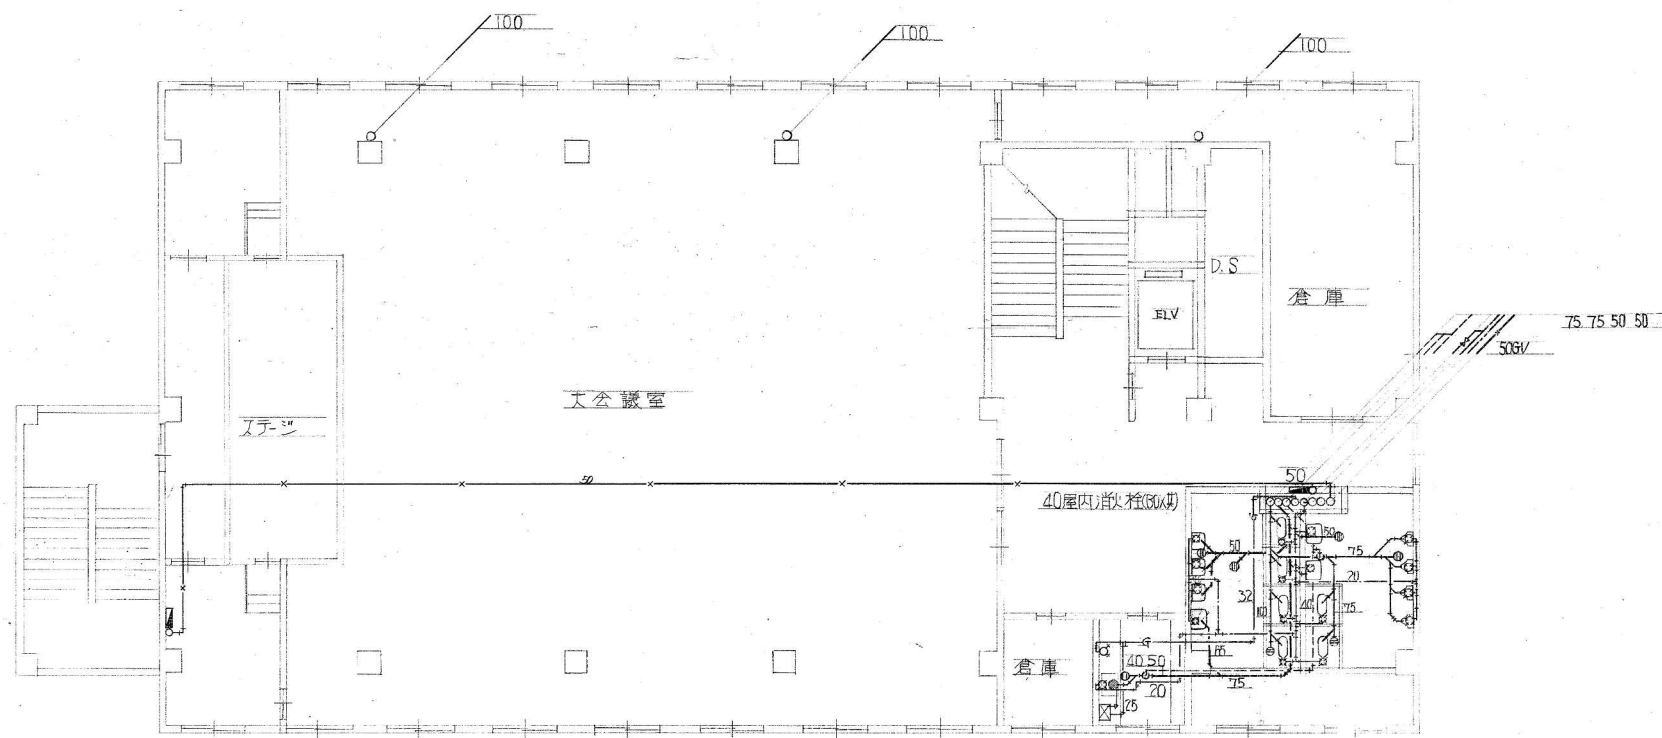


5階平面 1/100

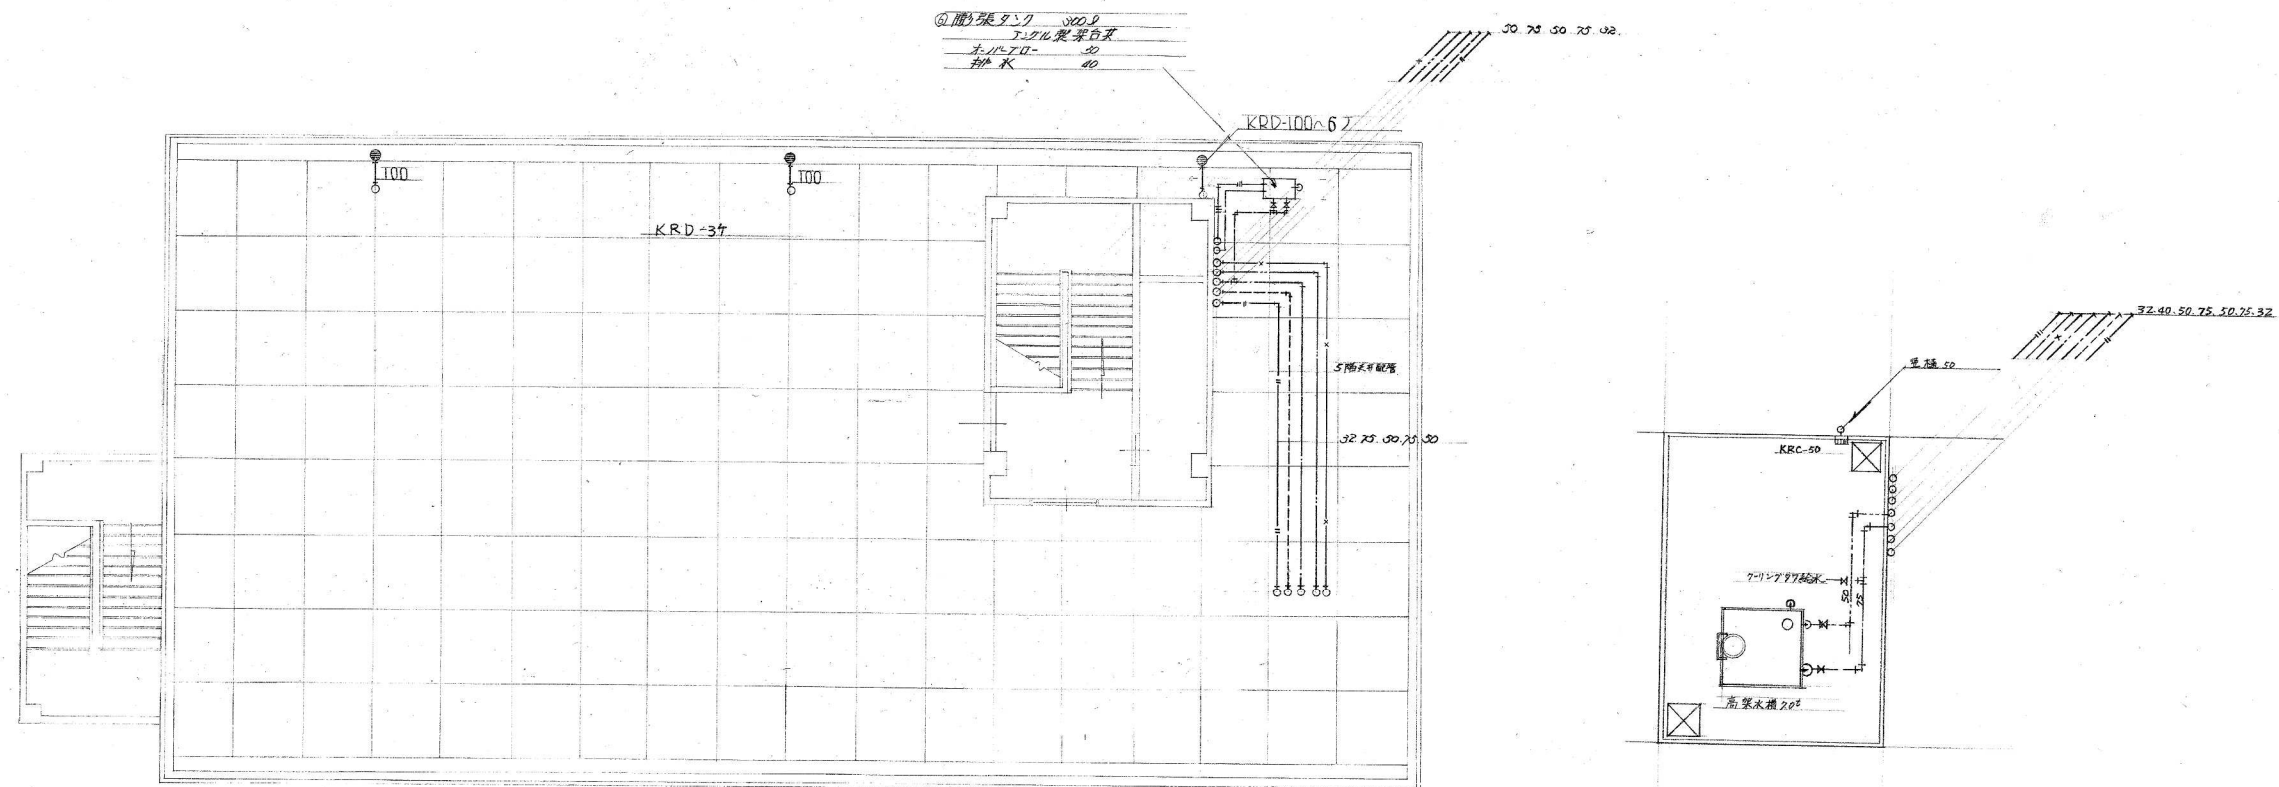

P 階平面 1/100


工事名		三原市市民福祉会館新築工事		作製 45年5月30日	
図面	図面名	担当者	製図	訂正	
M	R-11 給排水衛生設備配管図				
番号	0.	縮尺			
		1級建築士事務所登録第		号	
		1級建築士登録第		号	

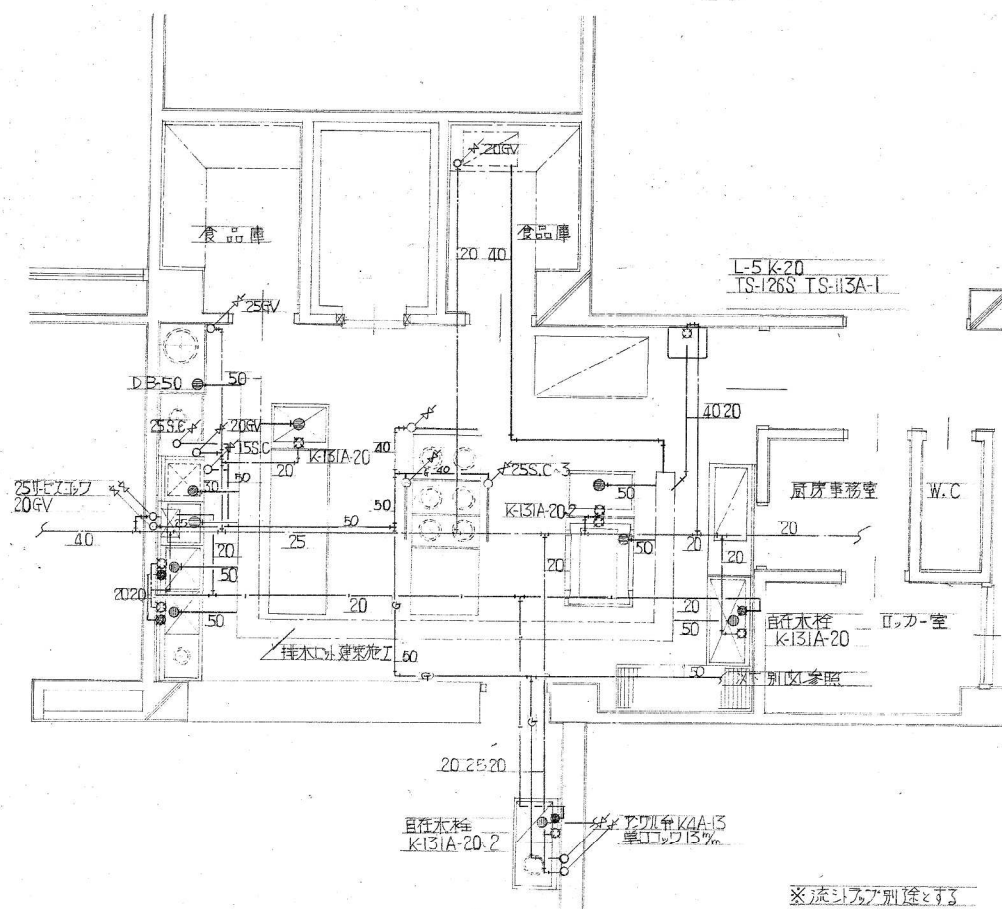

※厨房器具及湯沸器は別途です

No.	品名	単	級	数量	管径	配管	寸法	電圧	工種	
1	冷蔵庫	1500	800	1935	1		25		電	
2	調理シンク	900	600	800	1	20	50			
3	水流し	1200	900	800	1	20	50			
4	魚焼釜	R-440b			1		15	0.7	電	
5	同上台	1500	600	800	1					
6	パンチン	1200	600	800	1	20	20	50		
7	パンチン	1800	600	1800	1					
8	ガスレンジ	900	600	800	1		25	23	電	
9	ガスレンジ	900	900	800	1		25	2	4.6	電
10	シンク	900	900	800	1					
11	一槽シンク	750	600	800	1	20	50			
12	ゴ-ルトフィルター	2200	750	800	1		25		電	
13	食器シンク	1800	600	800	1	20x2	20x2	50x2		
14	瞬間湯沸器	171-350			1	20	20	25	22	電
15	水栓台	600	600	800	1		32			
16	ガス消毒器	600	600	800	1	15	32	15	0.9	電
17	ガス炊飯器	600	550	1520	1		25	1.5		
18	温水洗浄器	FRW-15W			1	25	50			
19	サービシンク	1200	600	800	1	20	20	50		
20	湯沸器	D-1			1	15	10	0.7	電	

厨房室詳細図 s-1/50

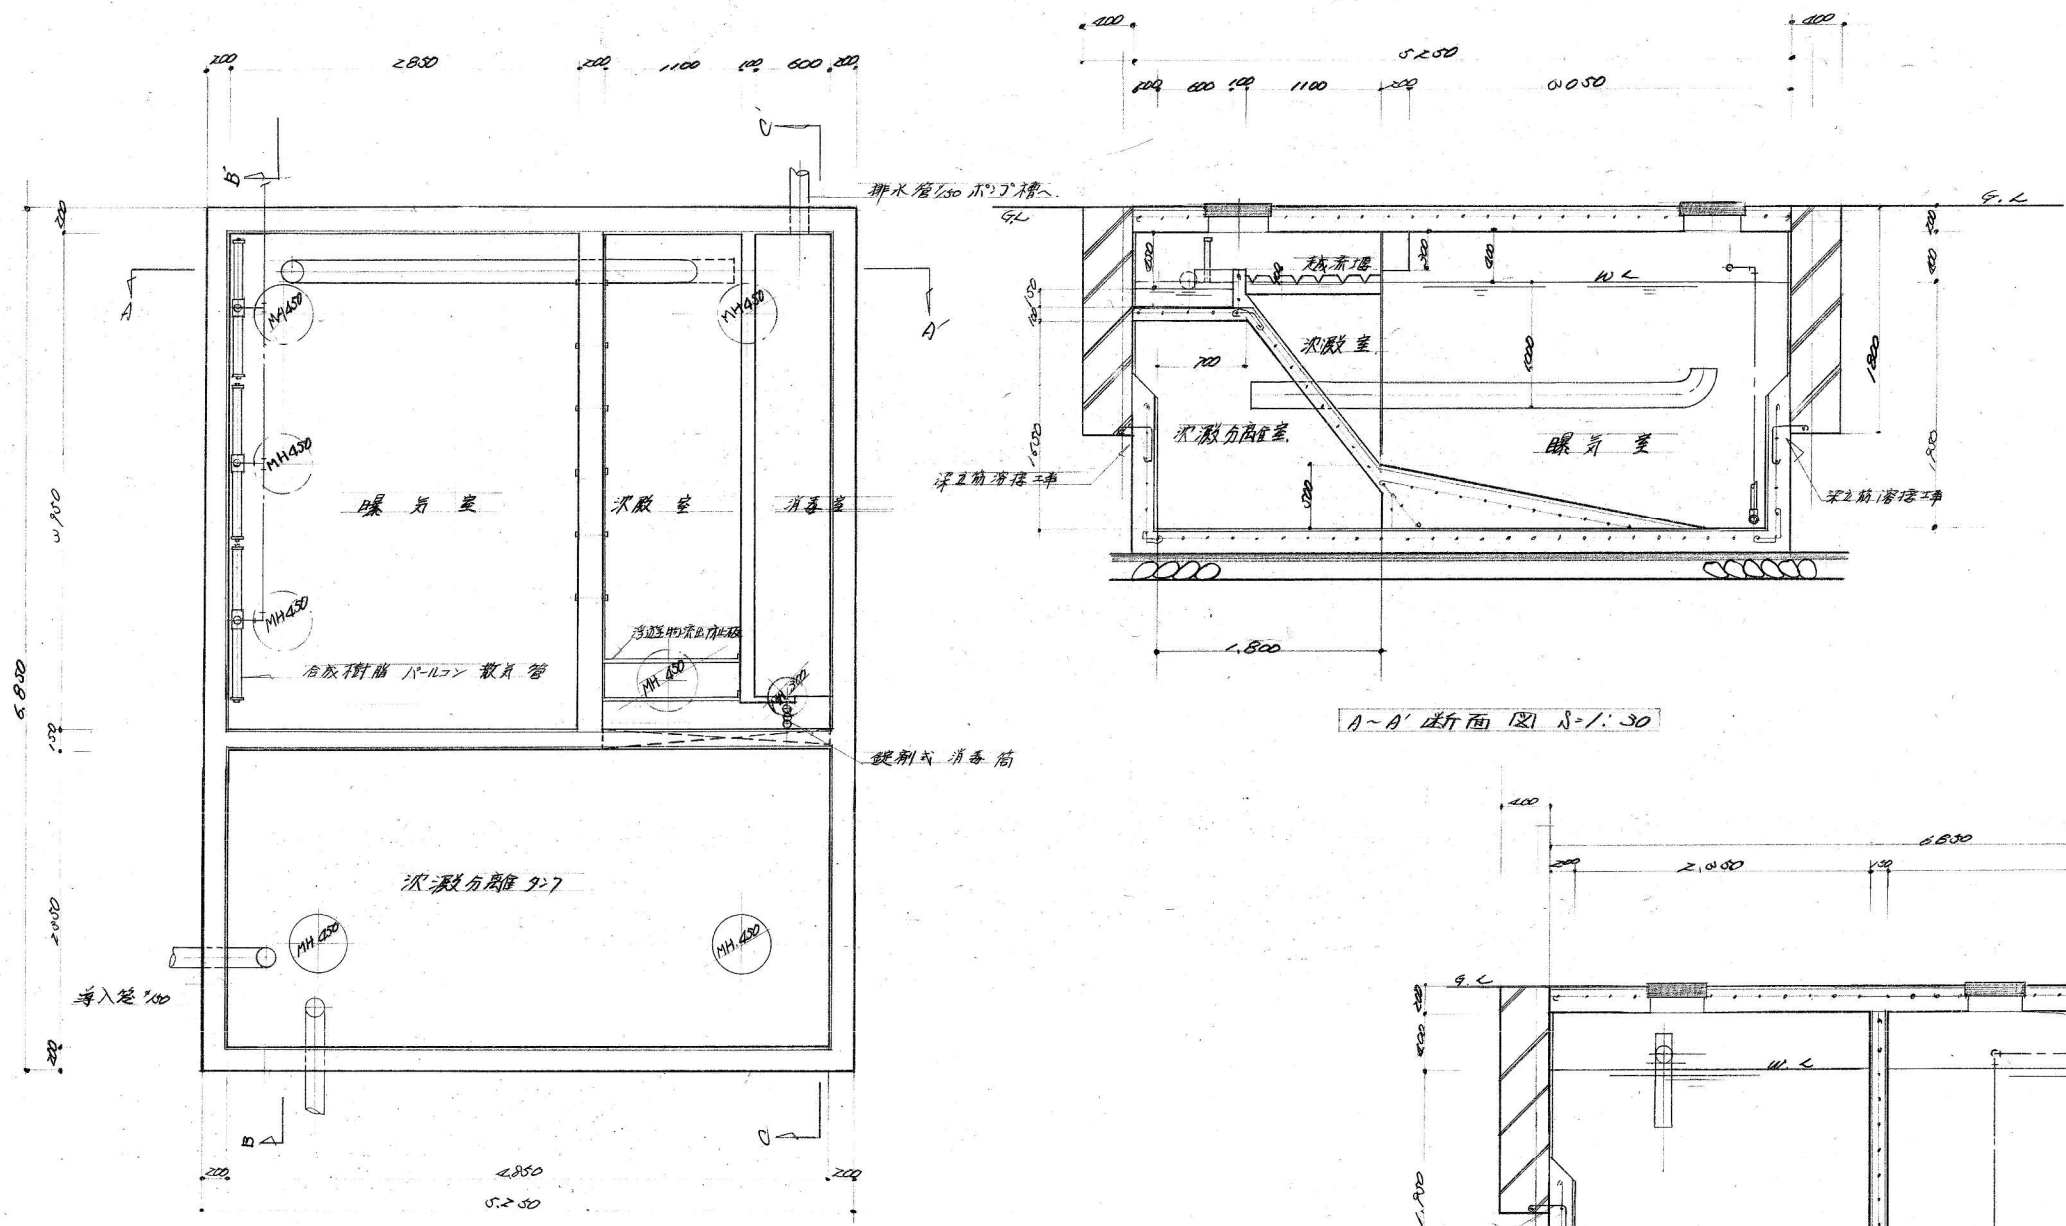


平面图 1:30

A-A' 断面图 1:30


世八 淨化槽 曝气型 CS 500 1 不覆

容量	表
次级分离室	4.05 x 2.05 x 1.95 + (0.7 x 1.8) x 1.1 x 1.15 60.67m³
曝气室	4.9 x 2.05 x 1.75 - (0.5 x 2.05 x 2.05 x 1/4) 20.48m³
次级分离室	3.75 x 1.10 x 1.05 1/2 0.14m³
消毒室	0.9 x 1.10 0.99m³
消毒接触水路	0.70 x 0.6 x 0.15 0.06m³

配筋 φ7 @ 200

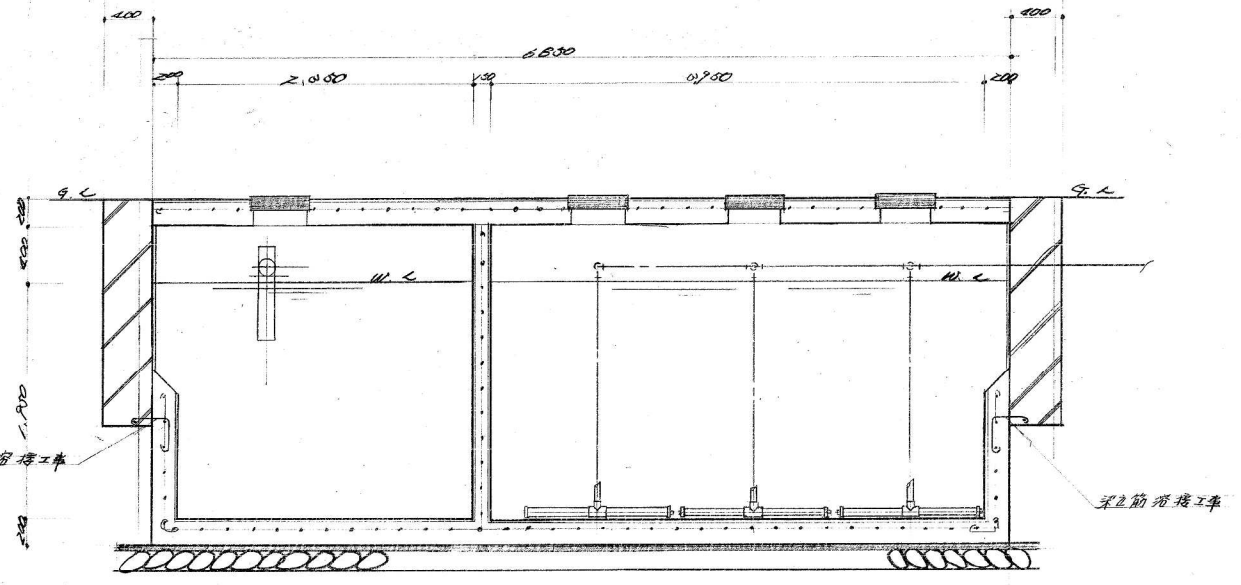

B-B' 断面图 1:30

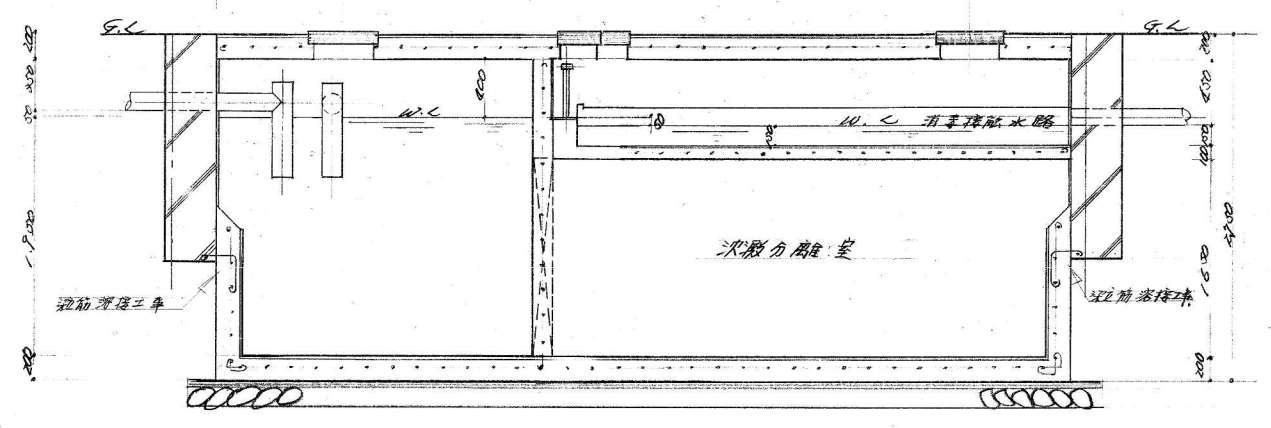

C-C' 断面图 1:30

工事名	三原市民福祉会館	作製	年月日
図面名	浄化槽平面図断面図	担当	製図
番号	10	訂正	：
		1級建築士事務所登録第	号
		1級建築士登録第	号