



空調機器具仕様内訳

項目	名称	内要	重量	階	備	項目	名称	内要	重量	階	備
1	空調機	型式 DP-15 能力 45.000kcal 圧縮機 10.5kW 送風機 2.2kW 風量 135m ³ /min	800kg	1	設備	11	冷却水ポンプ	型式 50SGM 揚程 20m 水量 200ℓ モーター 1.5kW	40kg	屋上	工ハワ製
2	同上	型式 DP-15 能力 45.000kcal 圧縮機 10.5kW 送風機 2.2kW 風量 135m ³ /min	800kg	1	設備	12	同上	型式 100SGM 揚程 20m 水量 1,100ℓ モーター 7.5kW	120kg	屋上	工ハワ製
3	同上	型式 DP-30 能力 90.000kcal 圧縮機 22kW 送風機 5.5kW 風量 270m ³ /min	1,400kg	2	設備	13	同上	型式 50SGM 揚程 20m 水量 200ℓ モーター 1.5kW	40kg	屋上	工ハワ製
4	同上	型式 DP-25 能力 75.000kcal 圧縮機 19kW 送風機 5.5kW 風量 225m ³ /min	1,300kg	3	設備	14	同上	型式 50SGM 揚程 10m 水量 250ℓ モーター 1.5kW	40kg	屋上	工ハワ製
5	同上	型式 DP-20 能力 60.000kcal 圧縮機 15kW 送風機 3.7kW 風量 180kW	1,000kg	5	設備	15	オイルギヤーポンプ	型式 20GPEM 揚程 30m 油量 24ℓ モーター 0.4kW	22kg	地下	工ハワ製
6	同上	型式 DP-15 能力 45.000kcal 圧縮機 10.5kW 送風機 2.2kW 風量 135kW	800kg	4	設備	16	温水ボイラー	型式 M-BBS 能力 360.000kcal (電源3相-200V) 燃料消費料 A重油 58.9ℓ	2,550kg	地下	巴製
7	冷却塔	型式 SBC-20 送風機 0.15kW 循環水量 260ℓ	250kg	屋上	備	17	給湯ボイラー	(給排水衛生工事、合工)		地下	
8	同上	型式 SBC-80 送風機 2.2kW 循環水量 1,040ℓ	850kg	屋上	備	18	温水循環ポンプ	型式 100SGM 揚程 18m 水量 1,400ℓ モーター 7.5kW		地下	工ハワ製
9	同上	型式 SBC-15 送風機 0.4kW 循環水量 195ℓ	140kg	屋上	備	19	オイルストレージ	3,000×1,500×5,000ℓ (埋設)			
10	同上	型式 SBC-15 送風機 0.4kW 循環水量 195ℓ	140kg	屋上	備	20	「ヒートポンプ」	800×800×1,000H 等直付		地下	
						21	「ヒートポンプ」(暖房用)	500×500×800H 等直付		屋上	
						22	「ヒートポンプ」(給湯用)	500×1,000×1,000H (給排水衛生工事、合工)		屋上	


大径生工事の合工

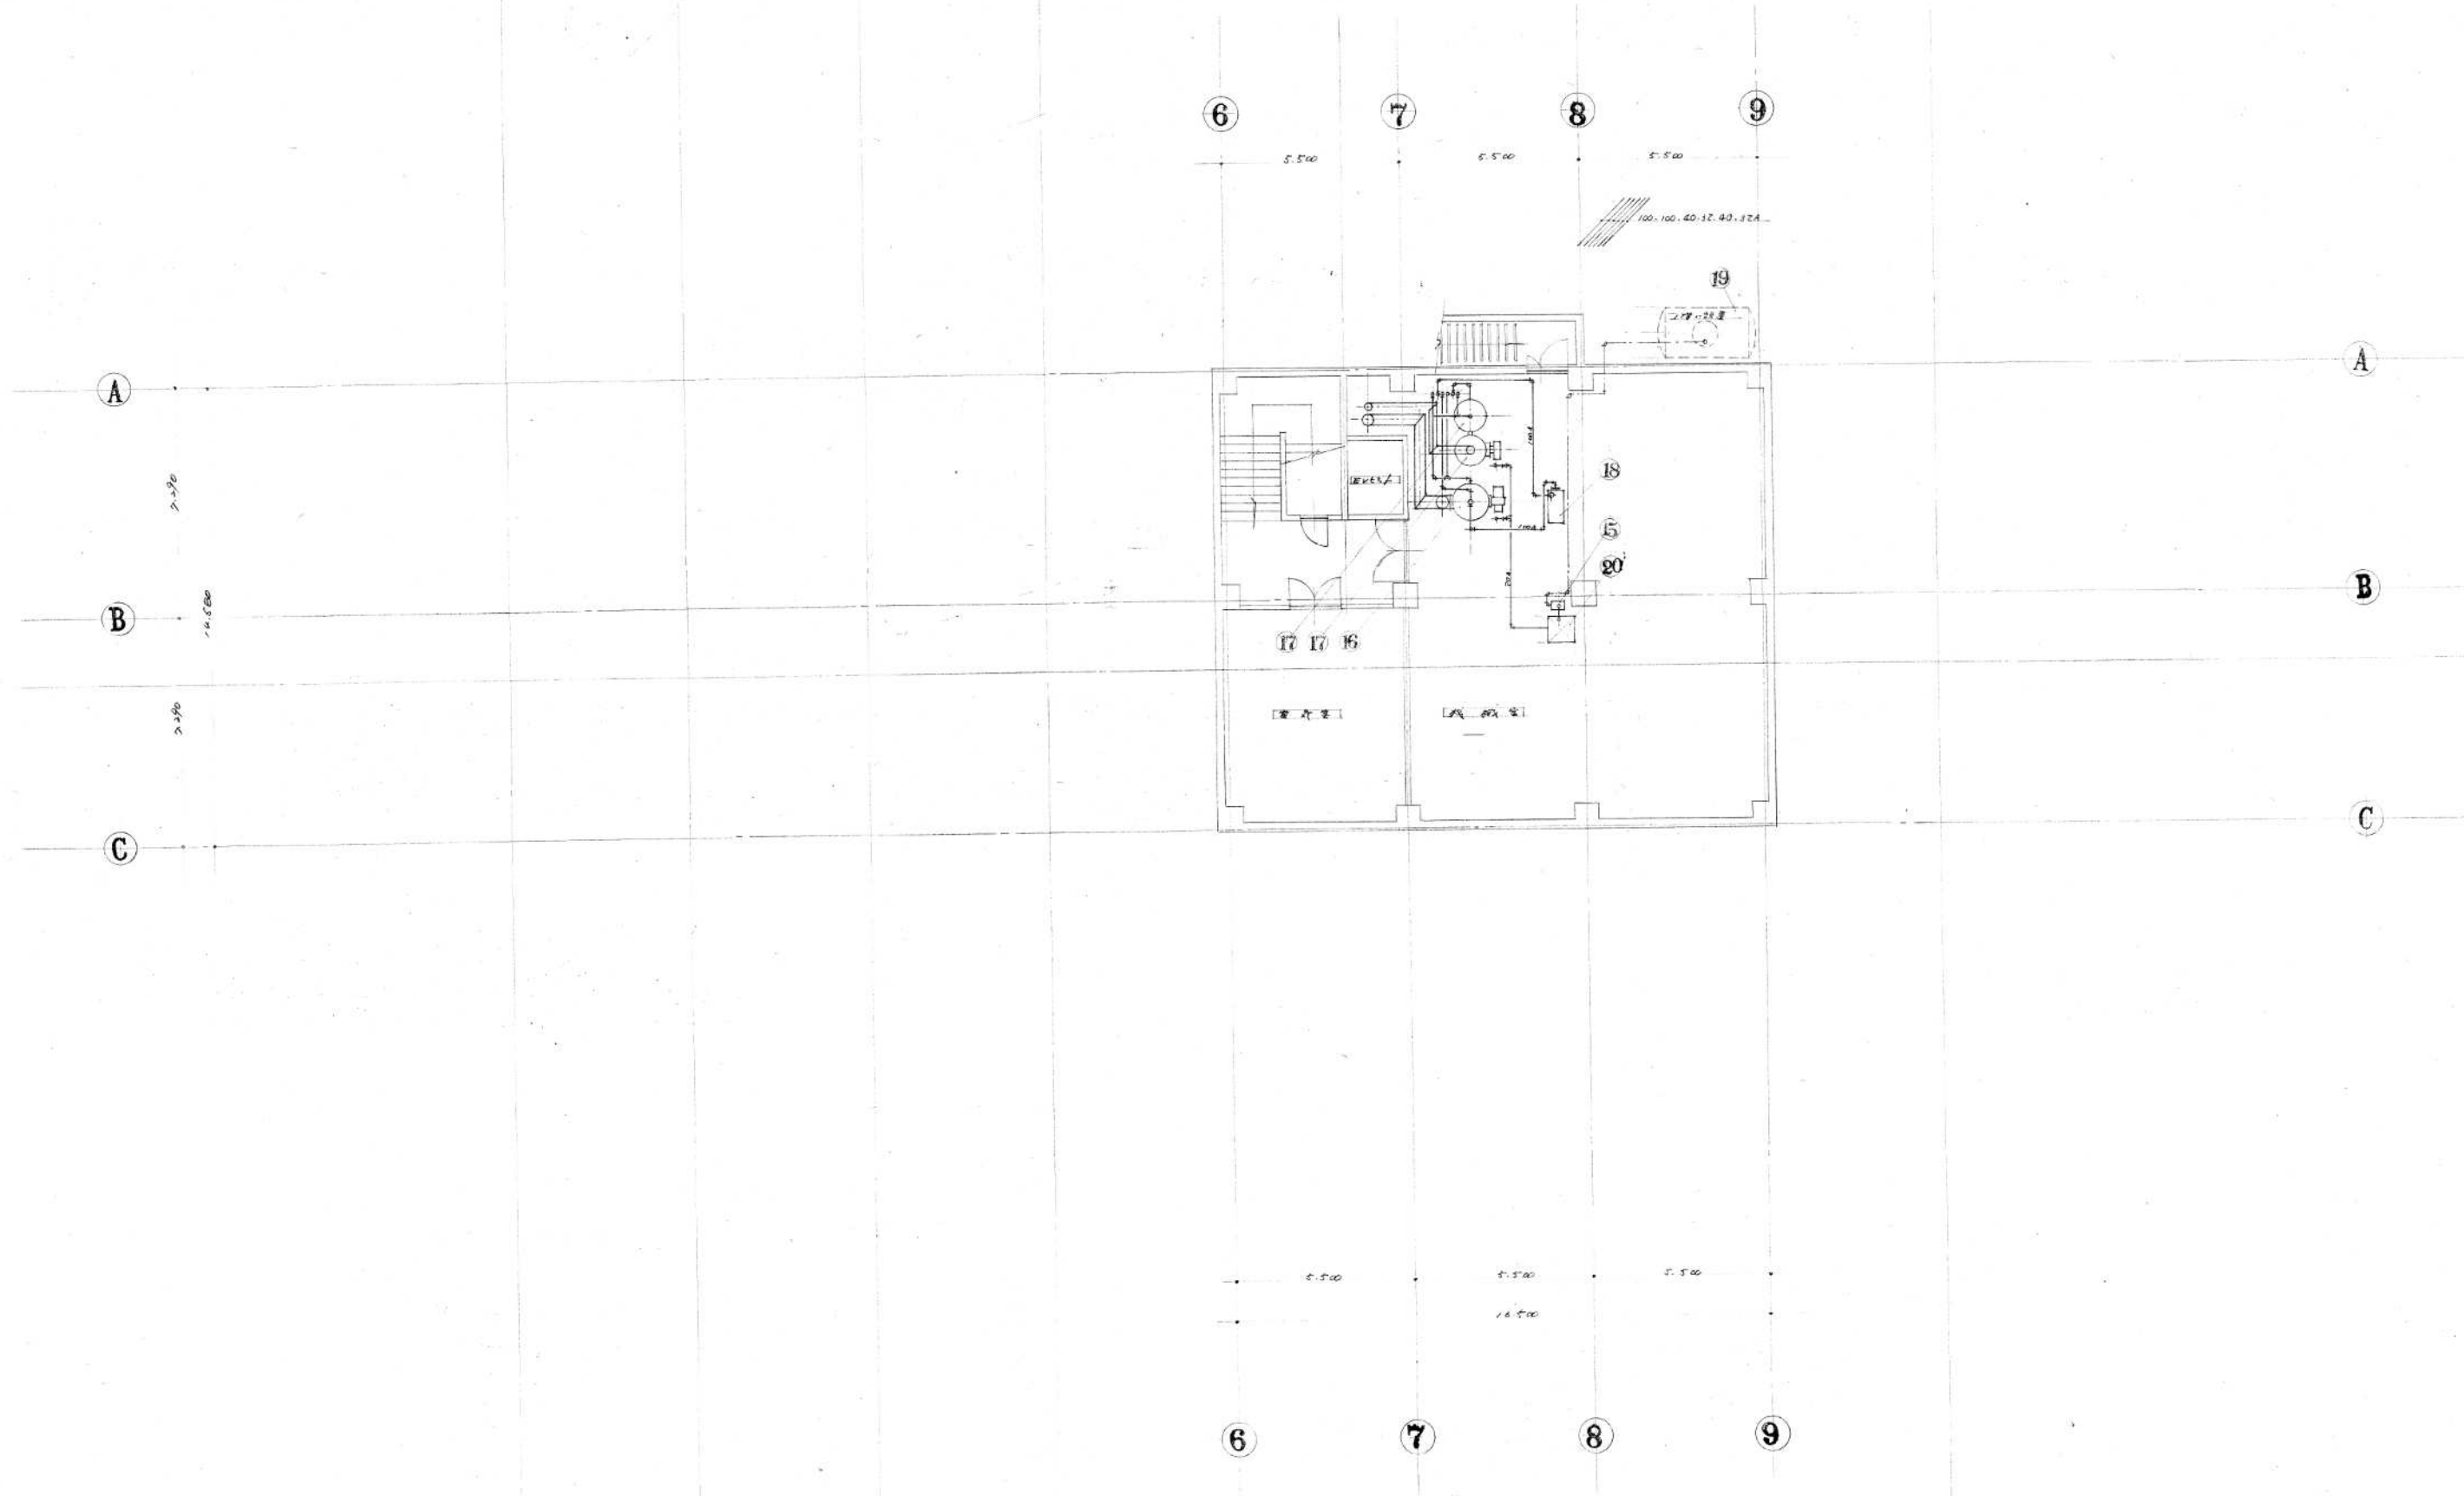


工事名	三原市市民福祉会館新築工事		作製	45	年	5	月	30
図面名	A-1 地下木付一室配器図		縮尺	1/50	計点			
番号	2	縮尺	:	:	:			
		1級建築士事務所登録第		号				
		1級建築士登録第		号				

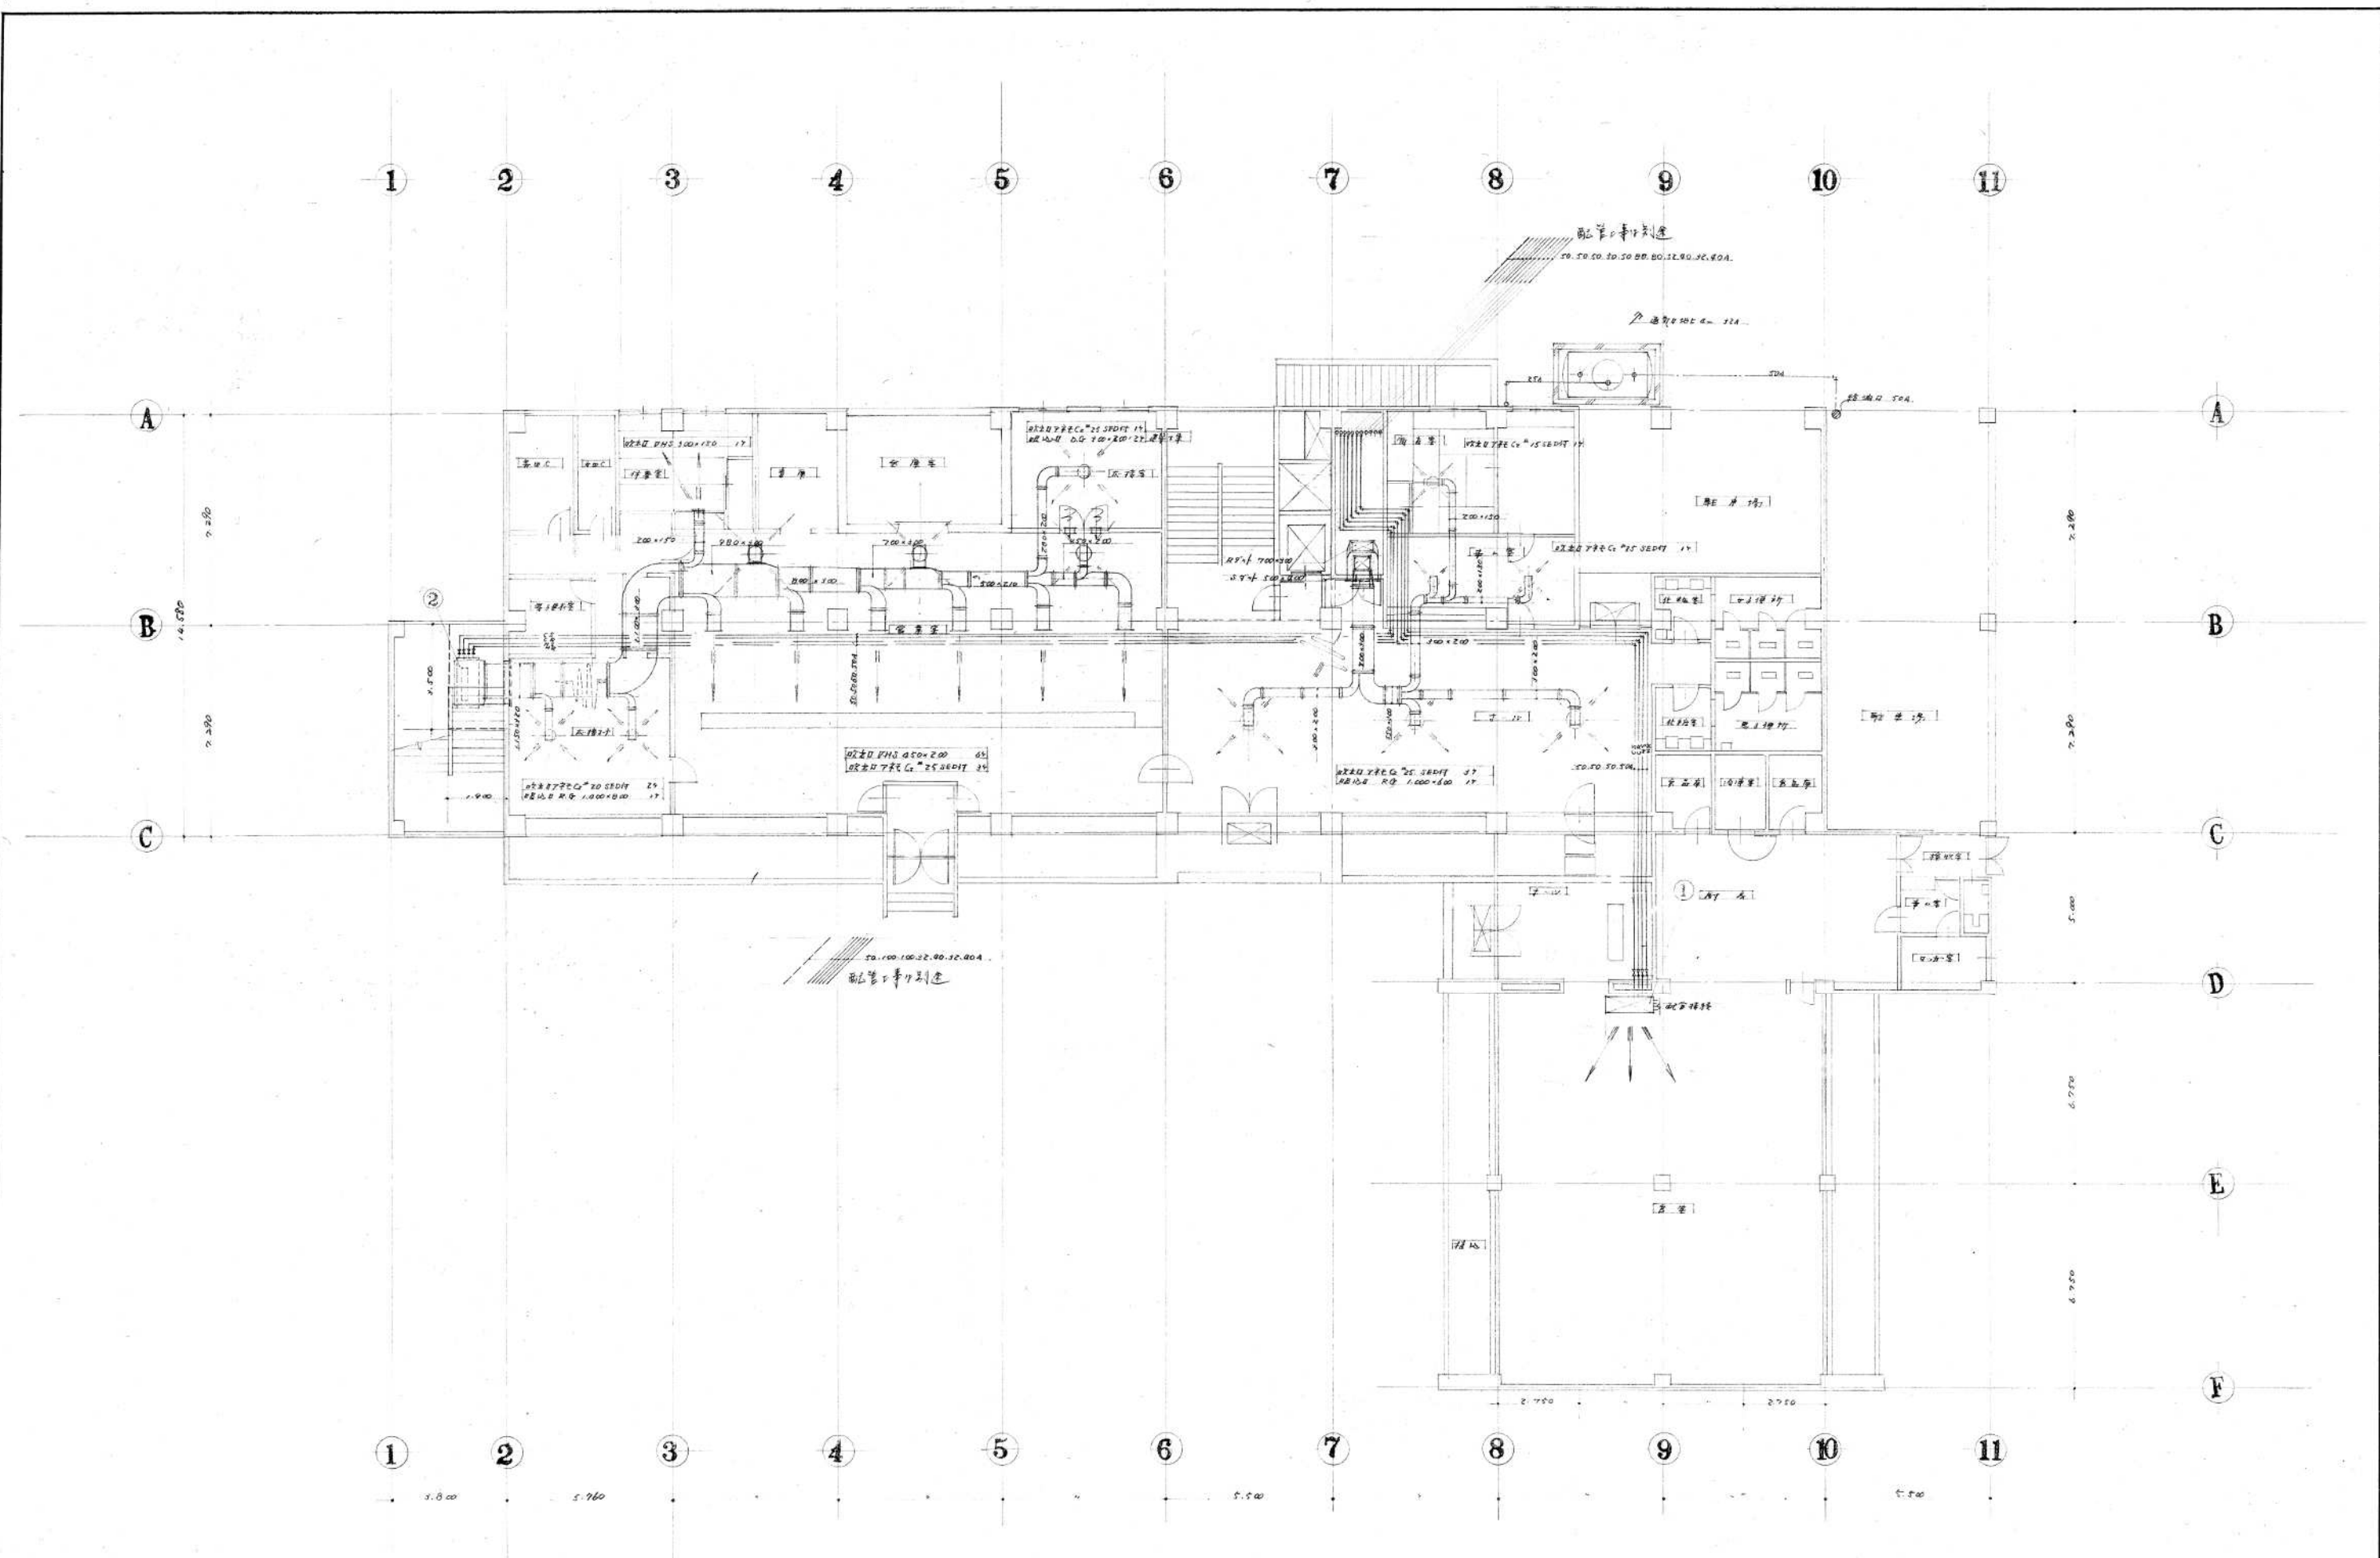


工事名	三原市市民福祉会館新築工事		図号	45 年 5 月 30
図名	1. 配管工事平面図		設計	
番号	3	縮尺	:	:
1 級建築士事務所登録第			号	
1 級建築士登録第			号	

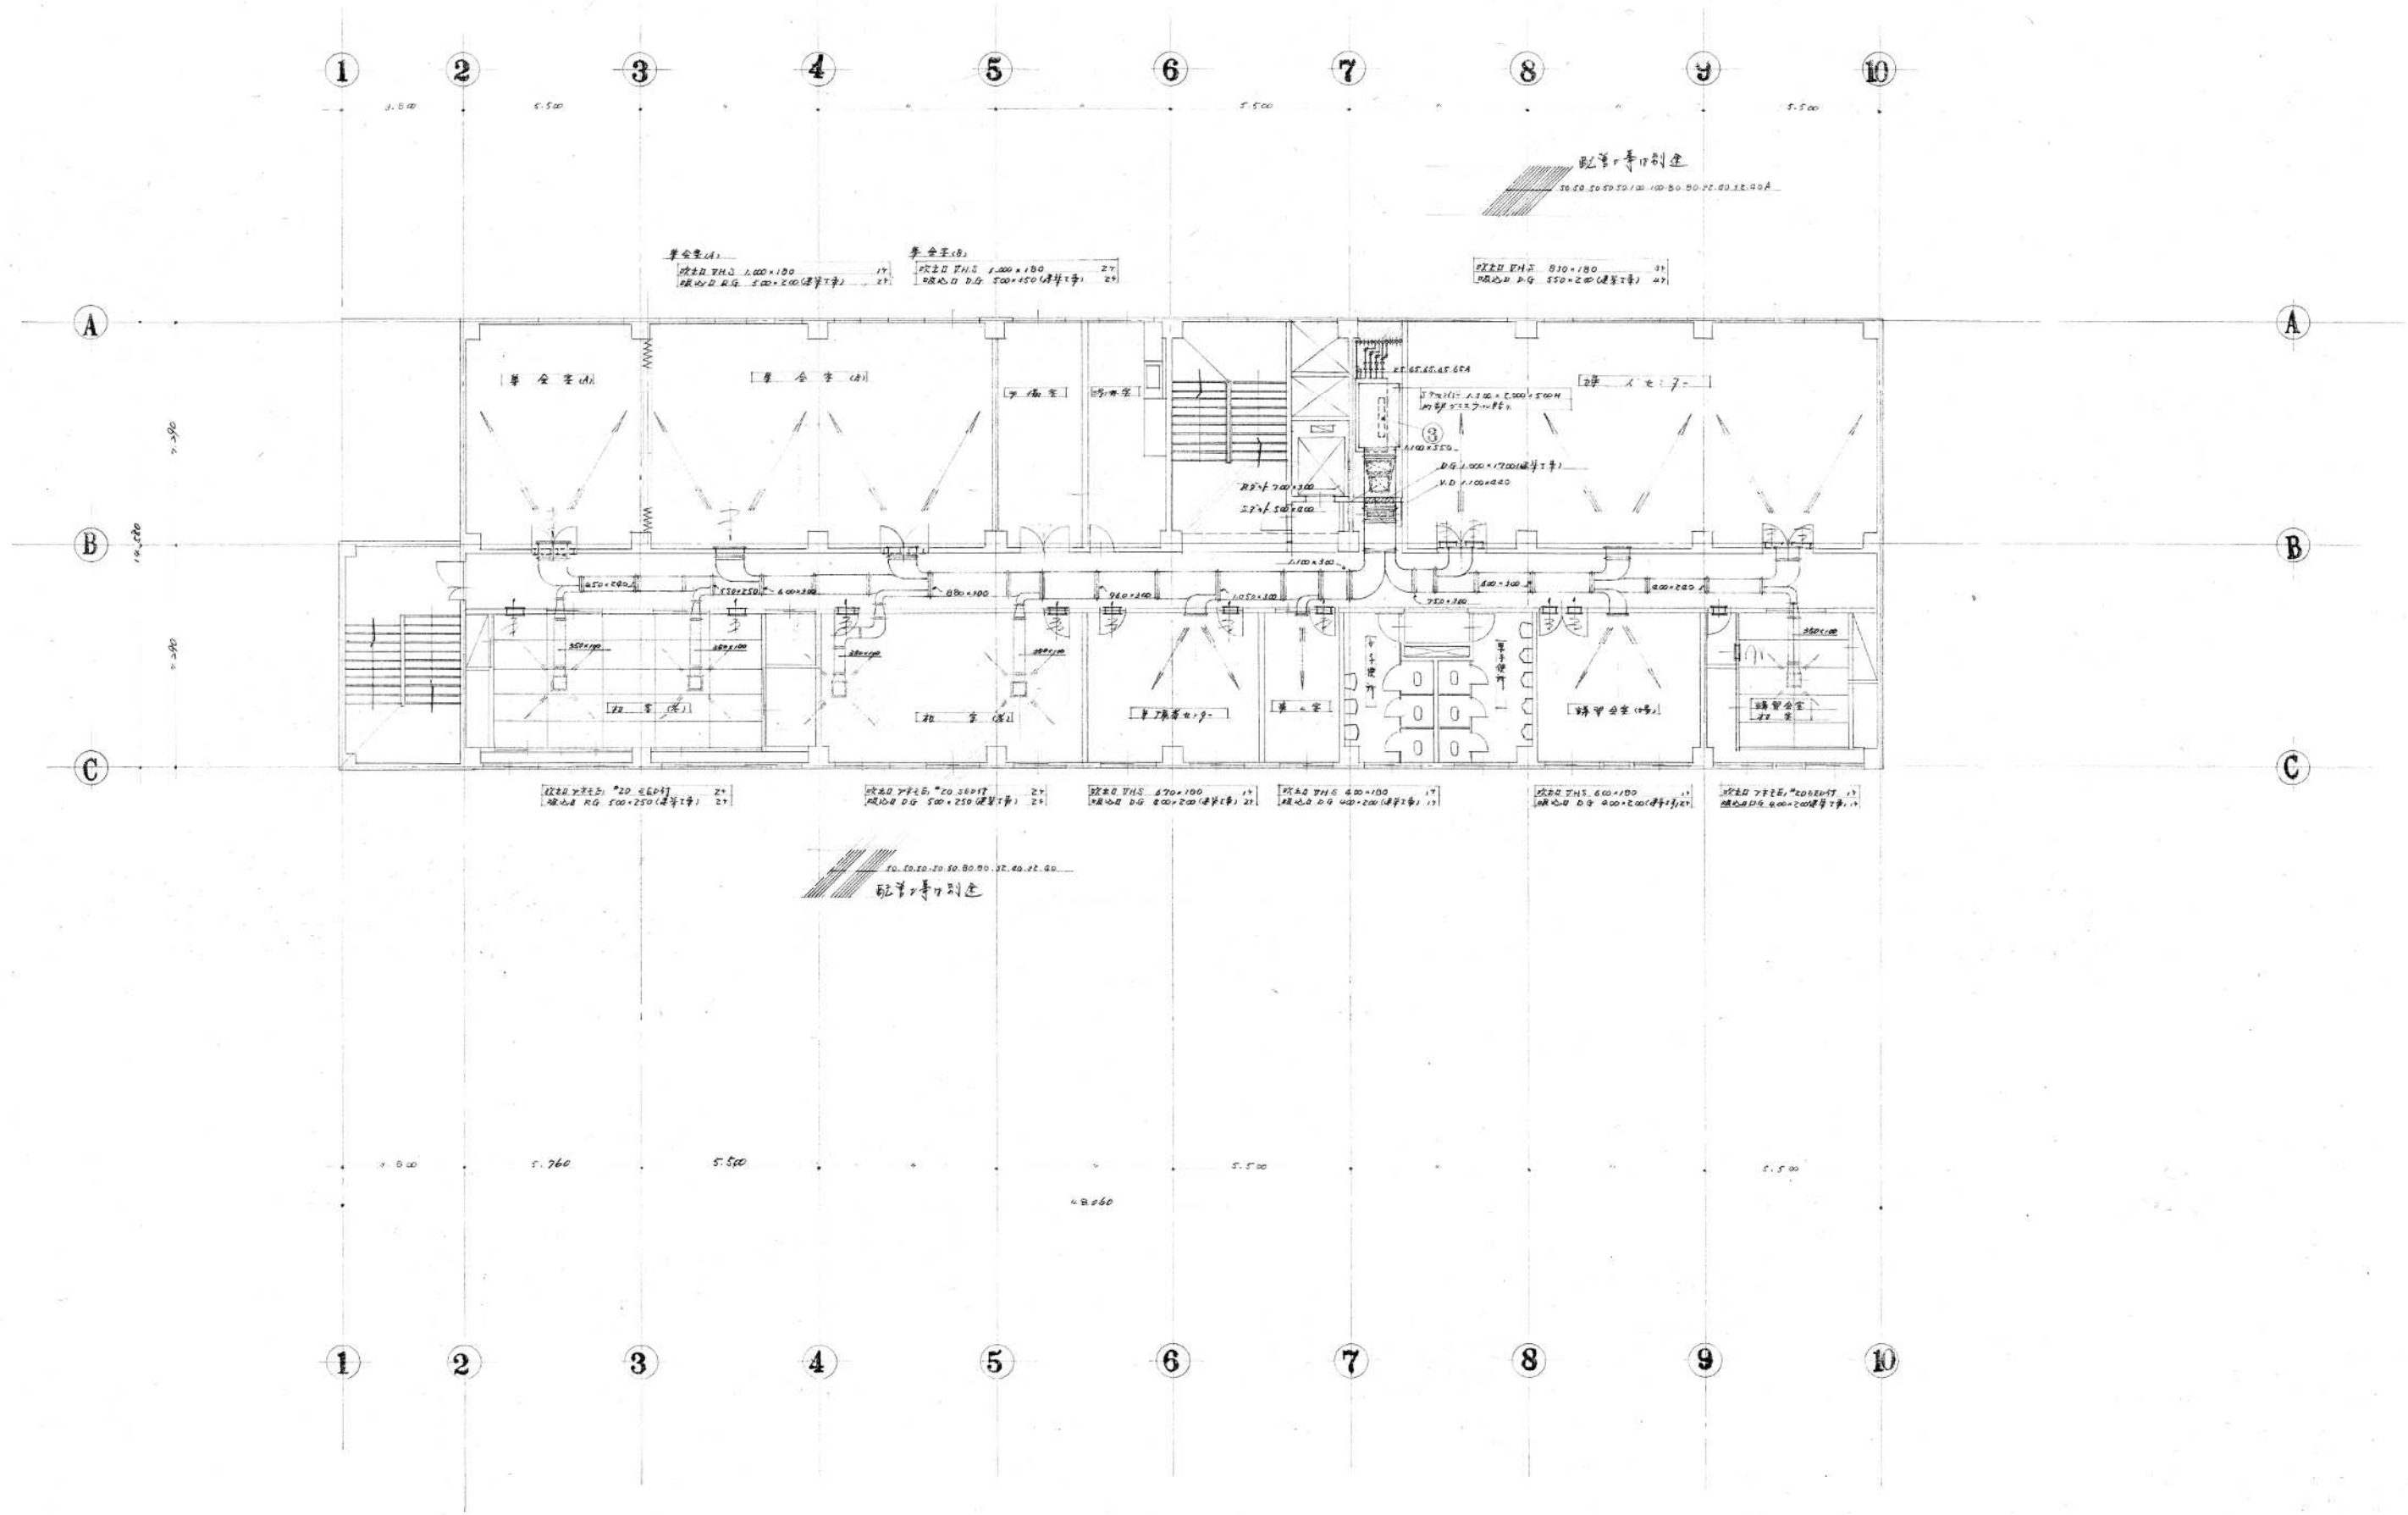


工程名	三原市市民福祉会館新築工事			作製	45年5月30日
図面名	A	2. 配管系統平面図	担当者	製図	訂正
縮尺	1/100	1/100	1/100	1/100	1/100
設計者	1級建築士事務所登録第 号				
施工者	1級建築士登録第 号				

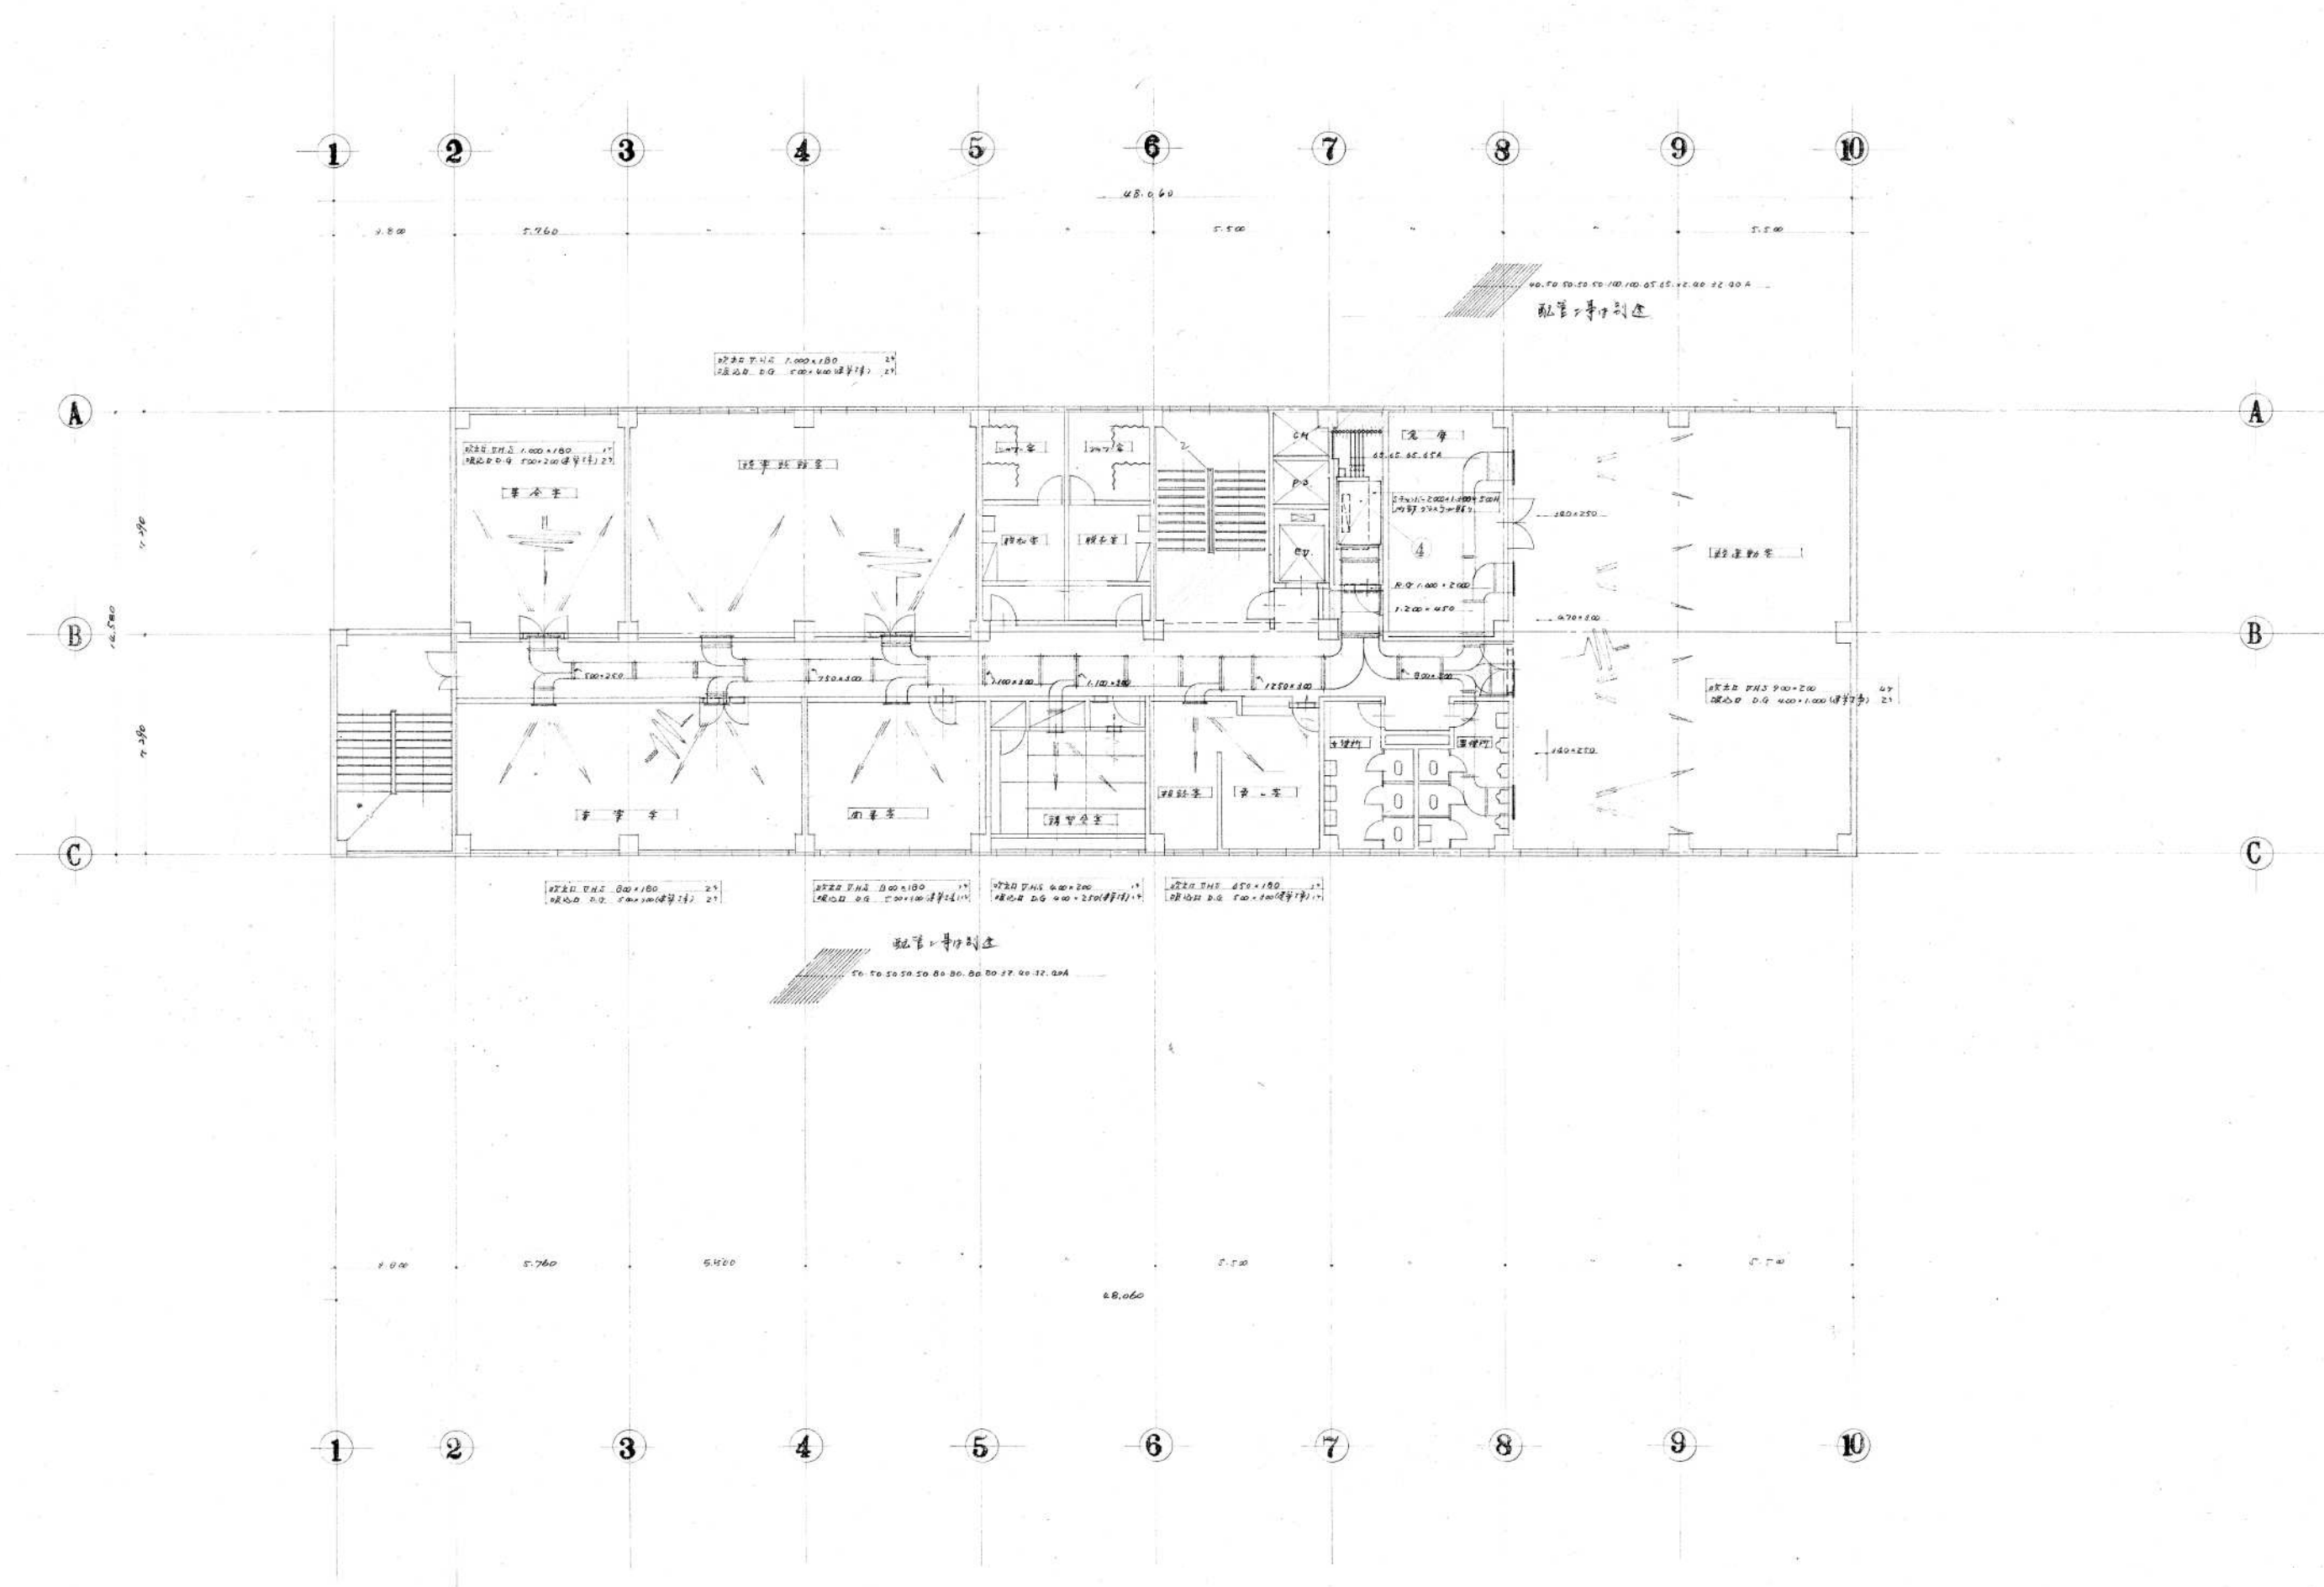


工程名	三原市市民福祉会館新築工事			年月日	45年5月30日
図面	A ₁	図面名	3.97系統平面図	割合	1/100
番号	5	編尺	:	訂点	:
			1級建築士事務所登録第	号	
			1級建築士登録第	号	

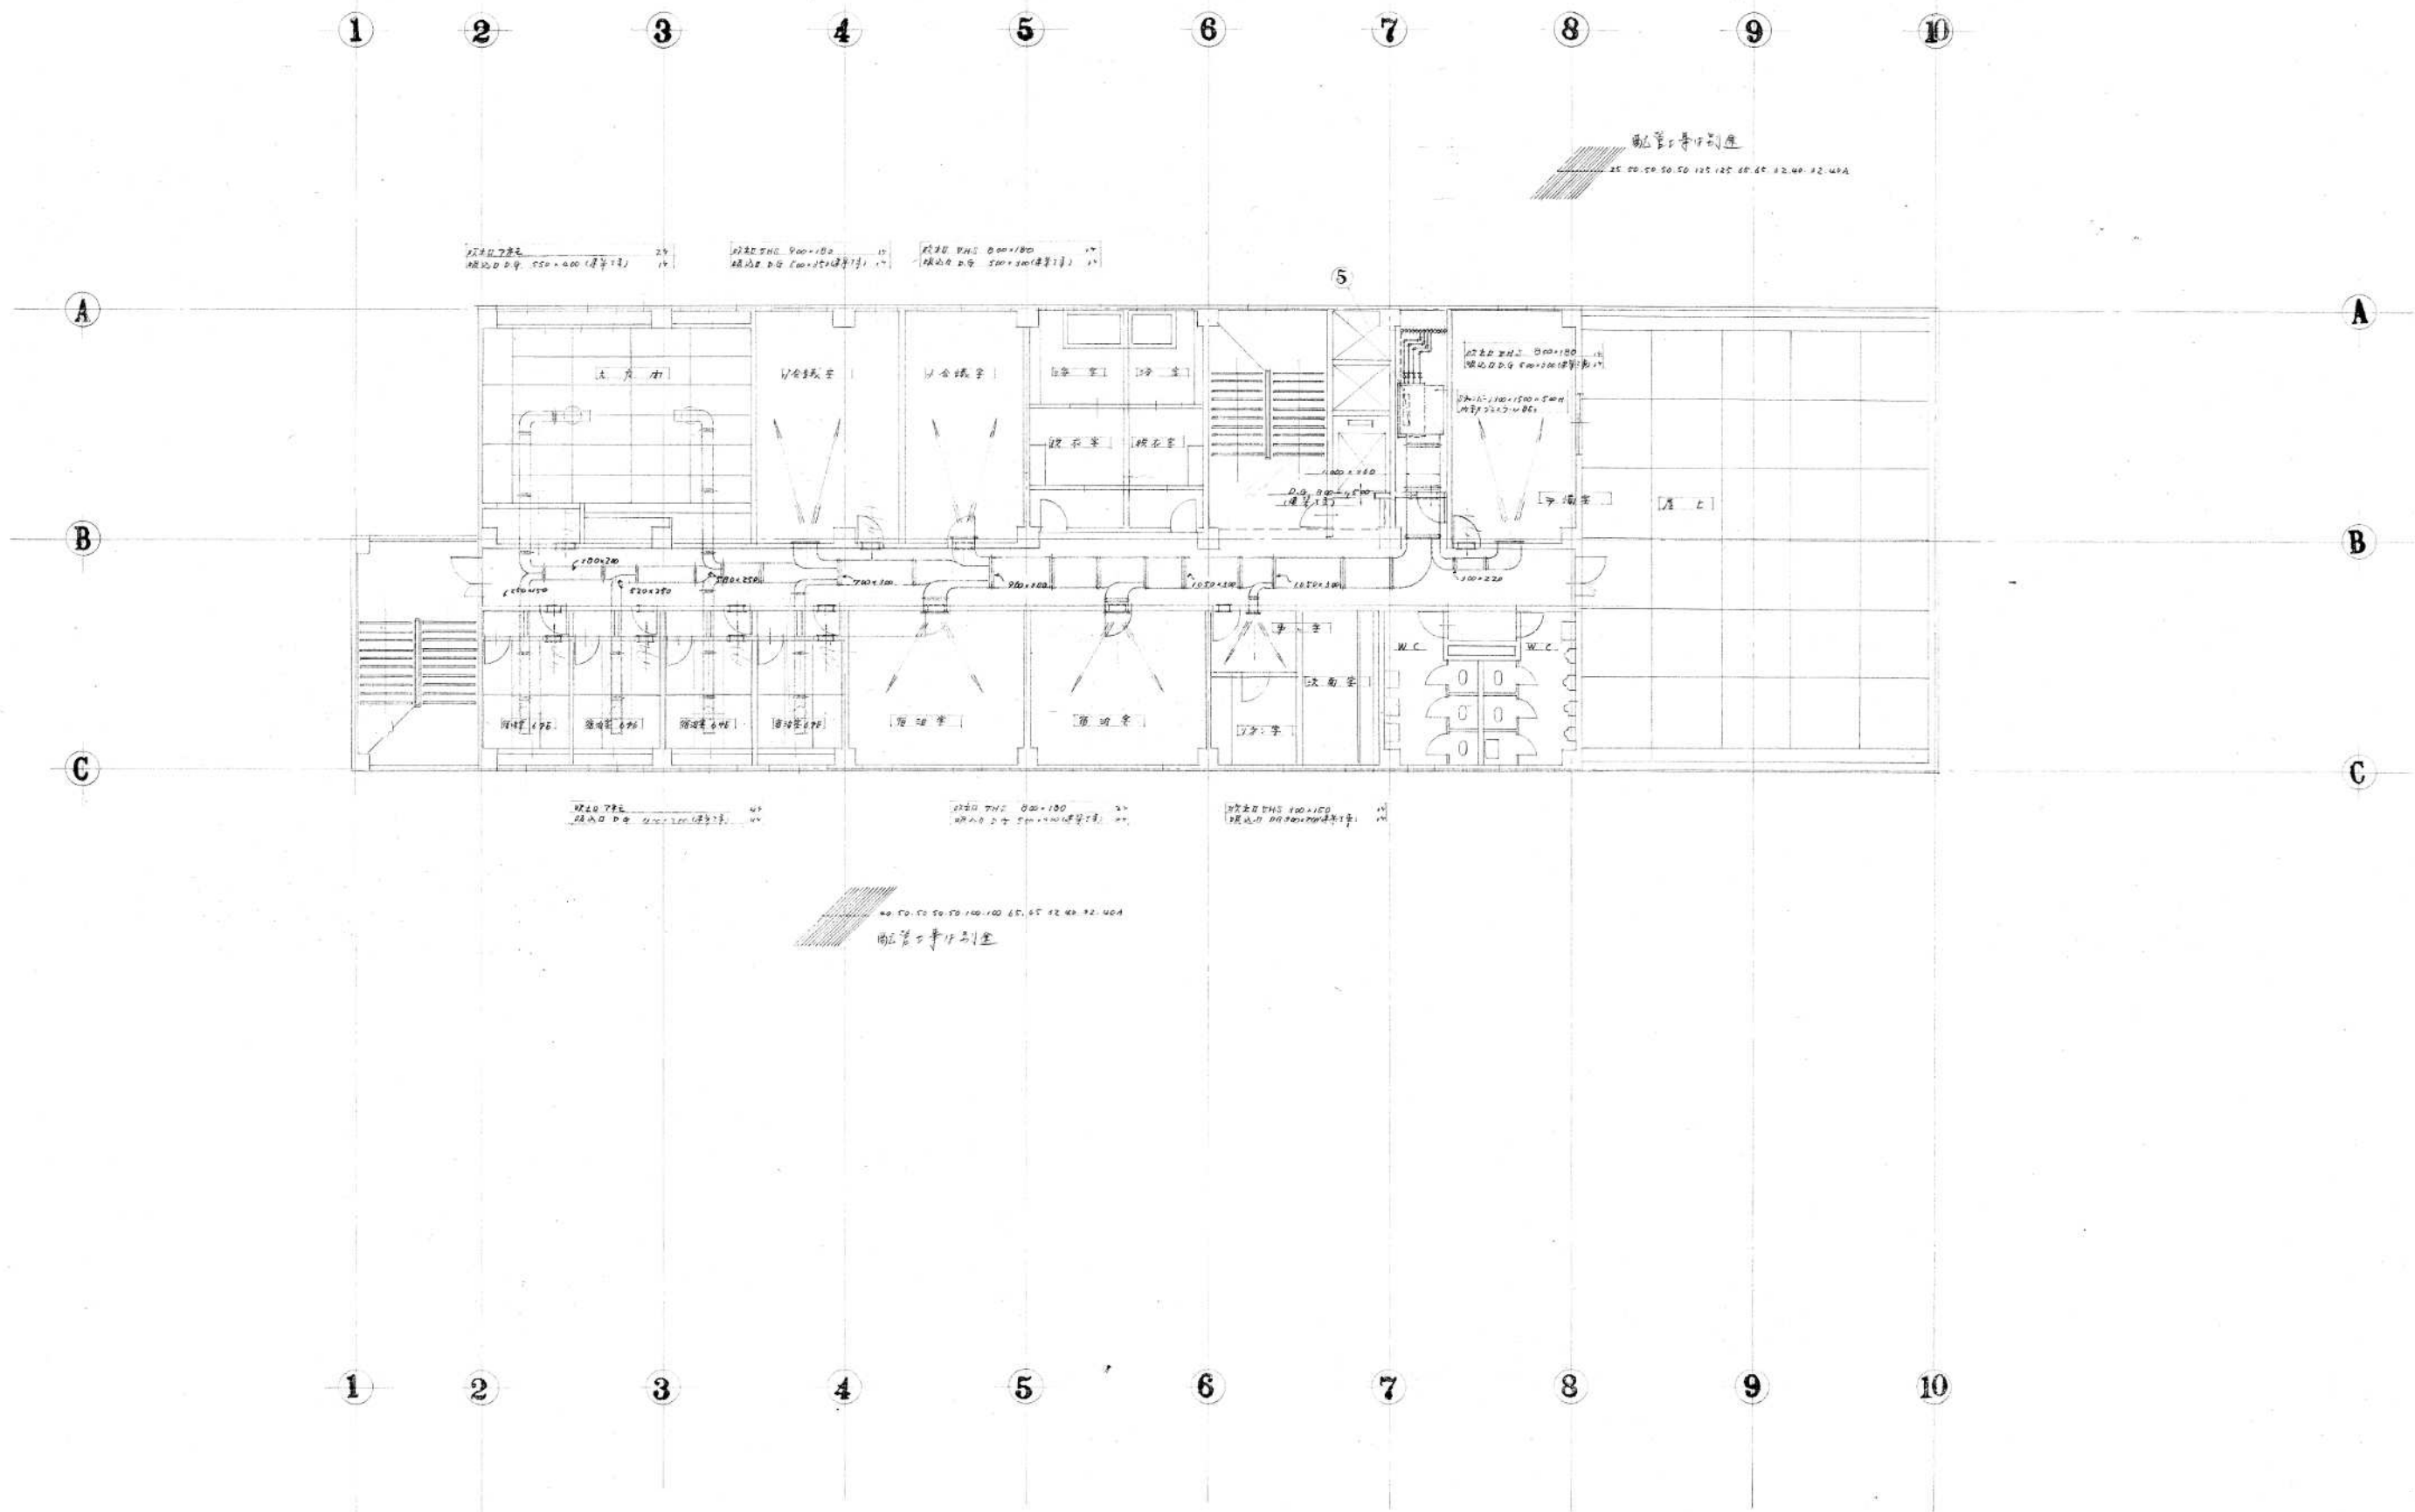


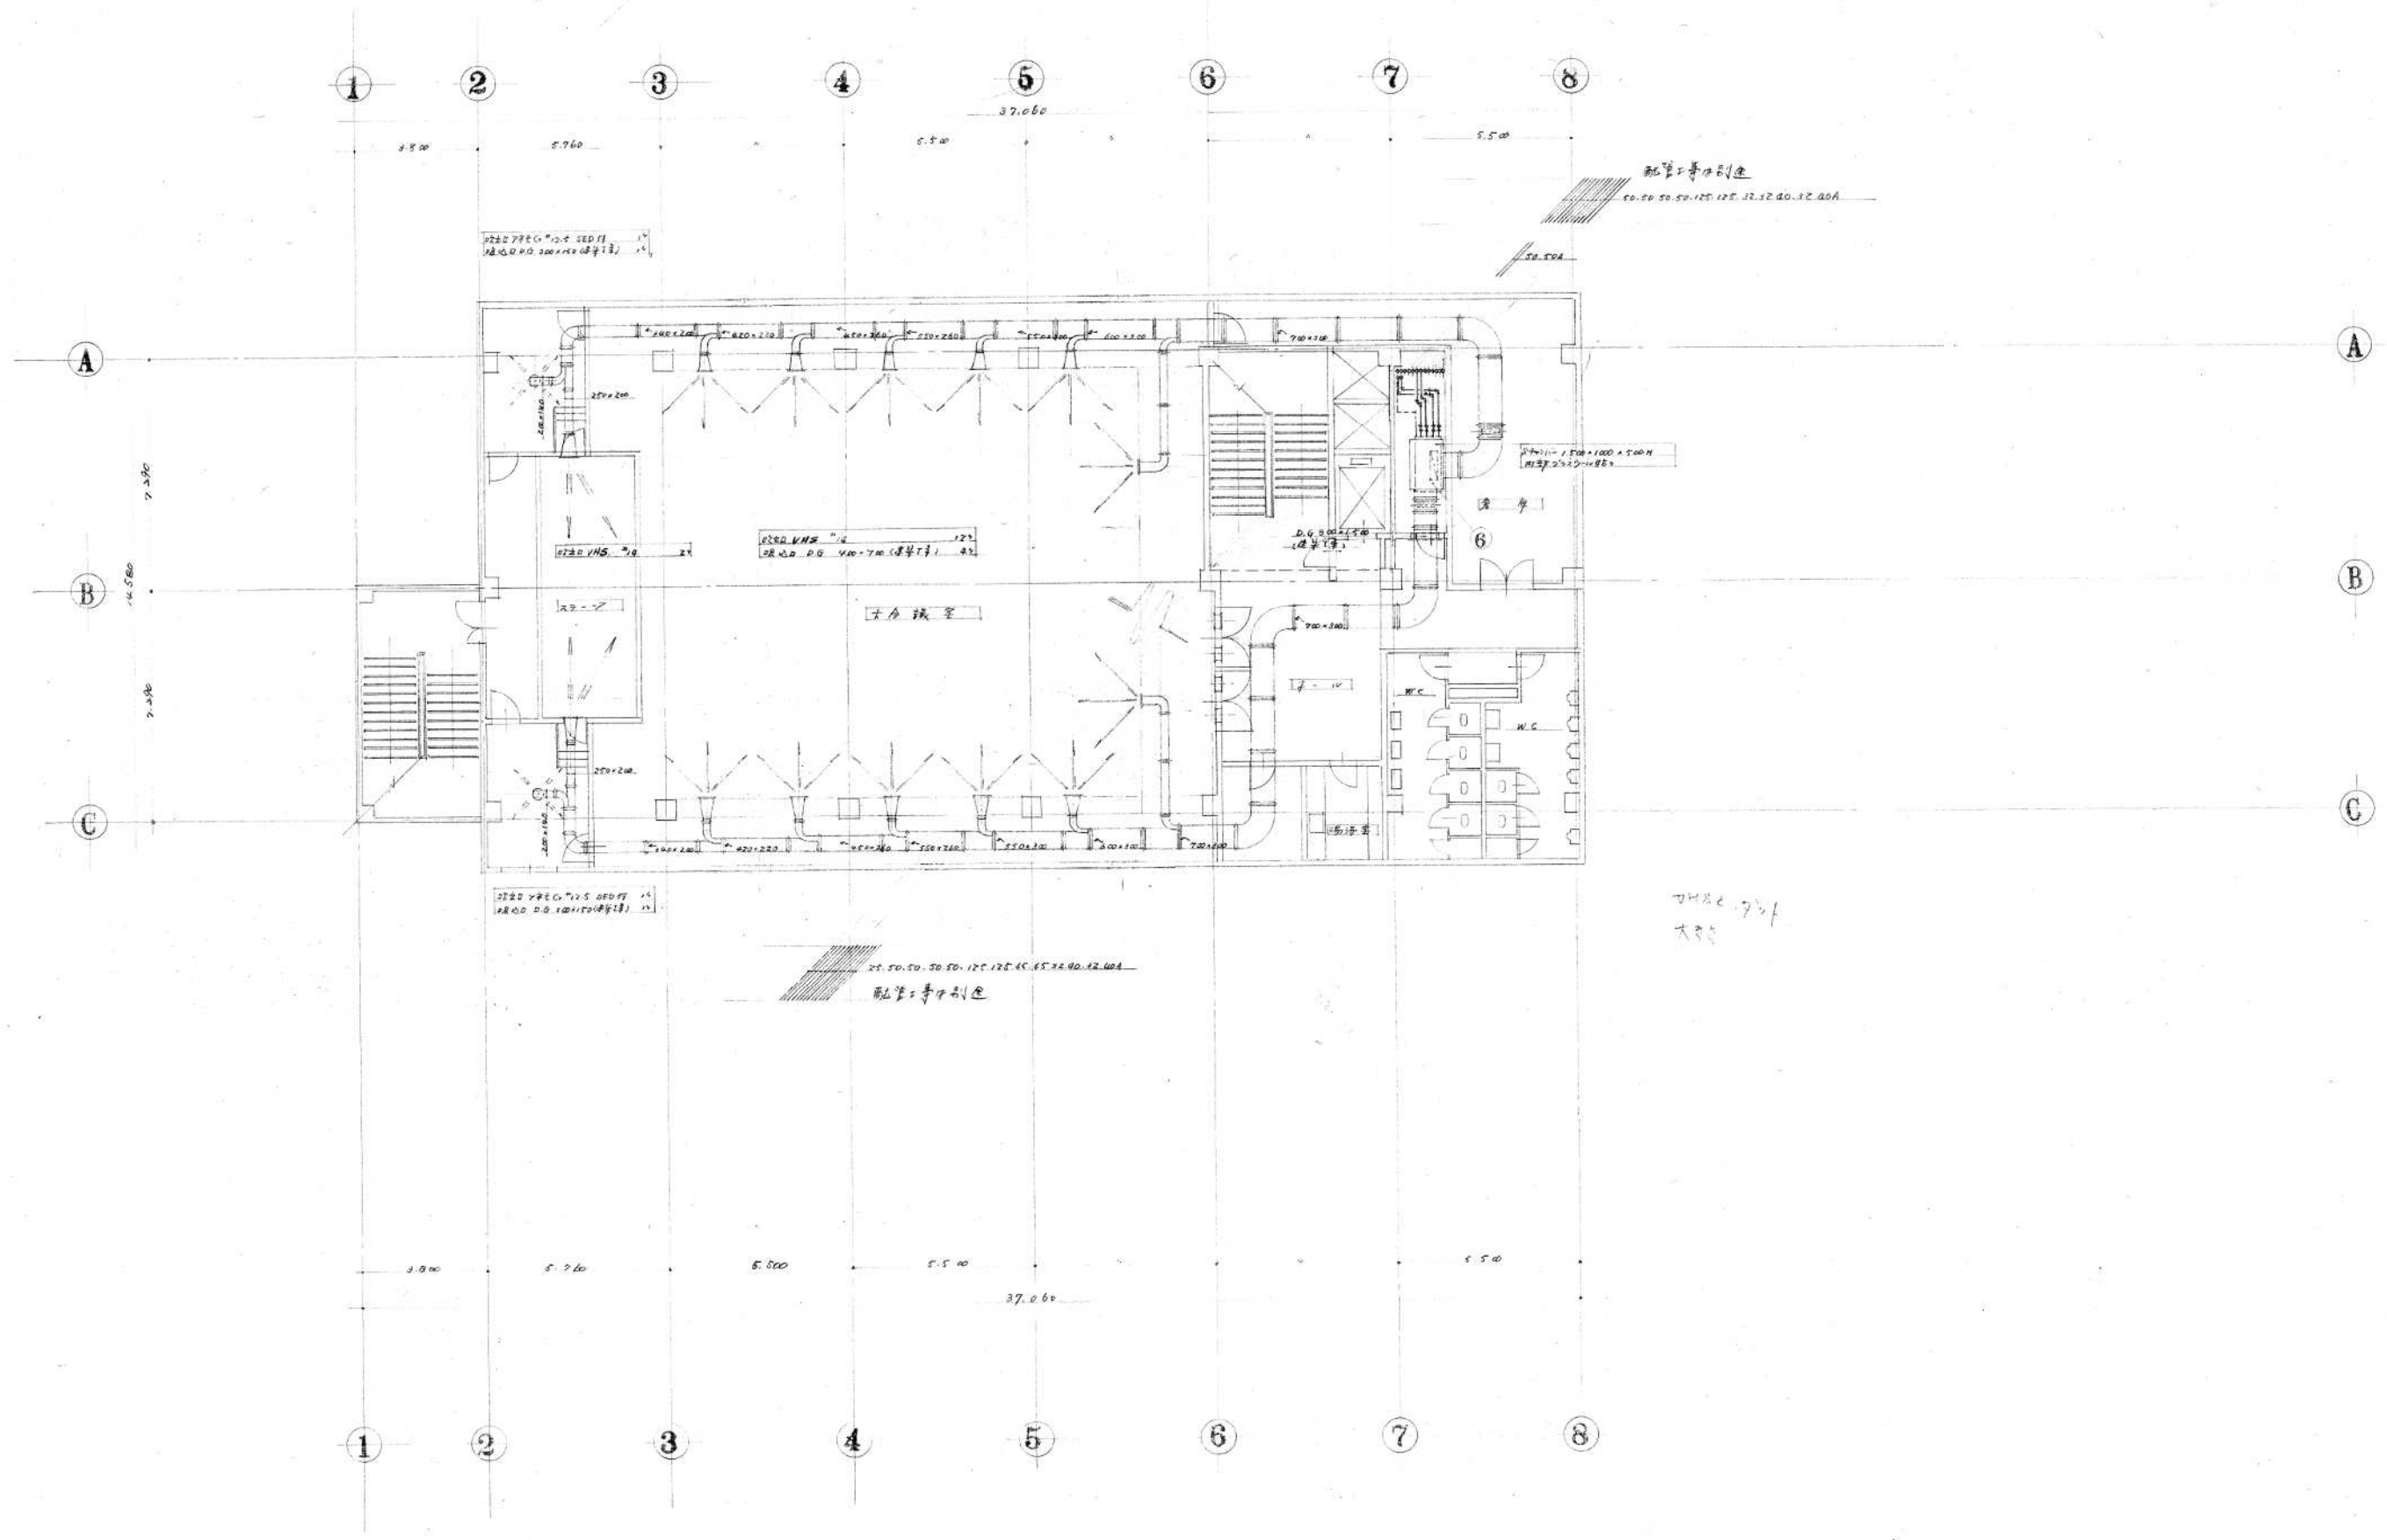


工事名	三原市市民福祉会館新築工事			作製	45年5月30日
図面名	AR	5.FL.77ト系統平面図	図出	製図	訂正
番号	7	編尺	:	:	:
1級建築士事務所登録第					号
1級建築士登録第					号

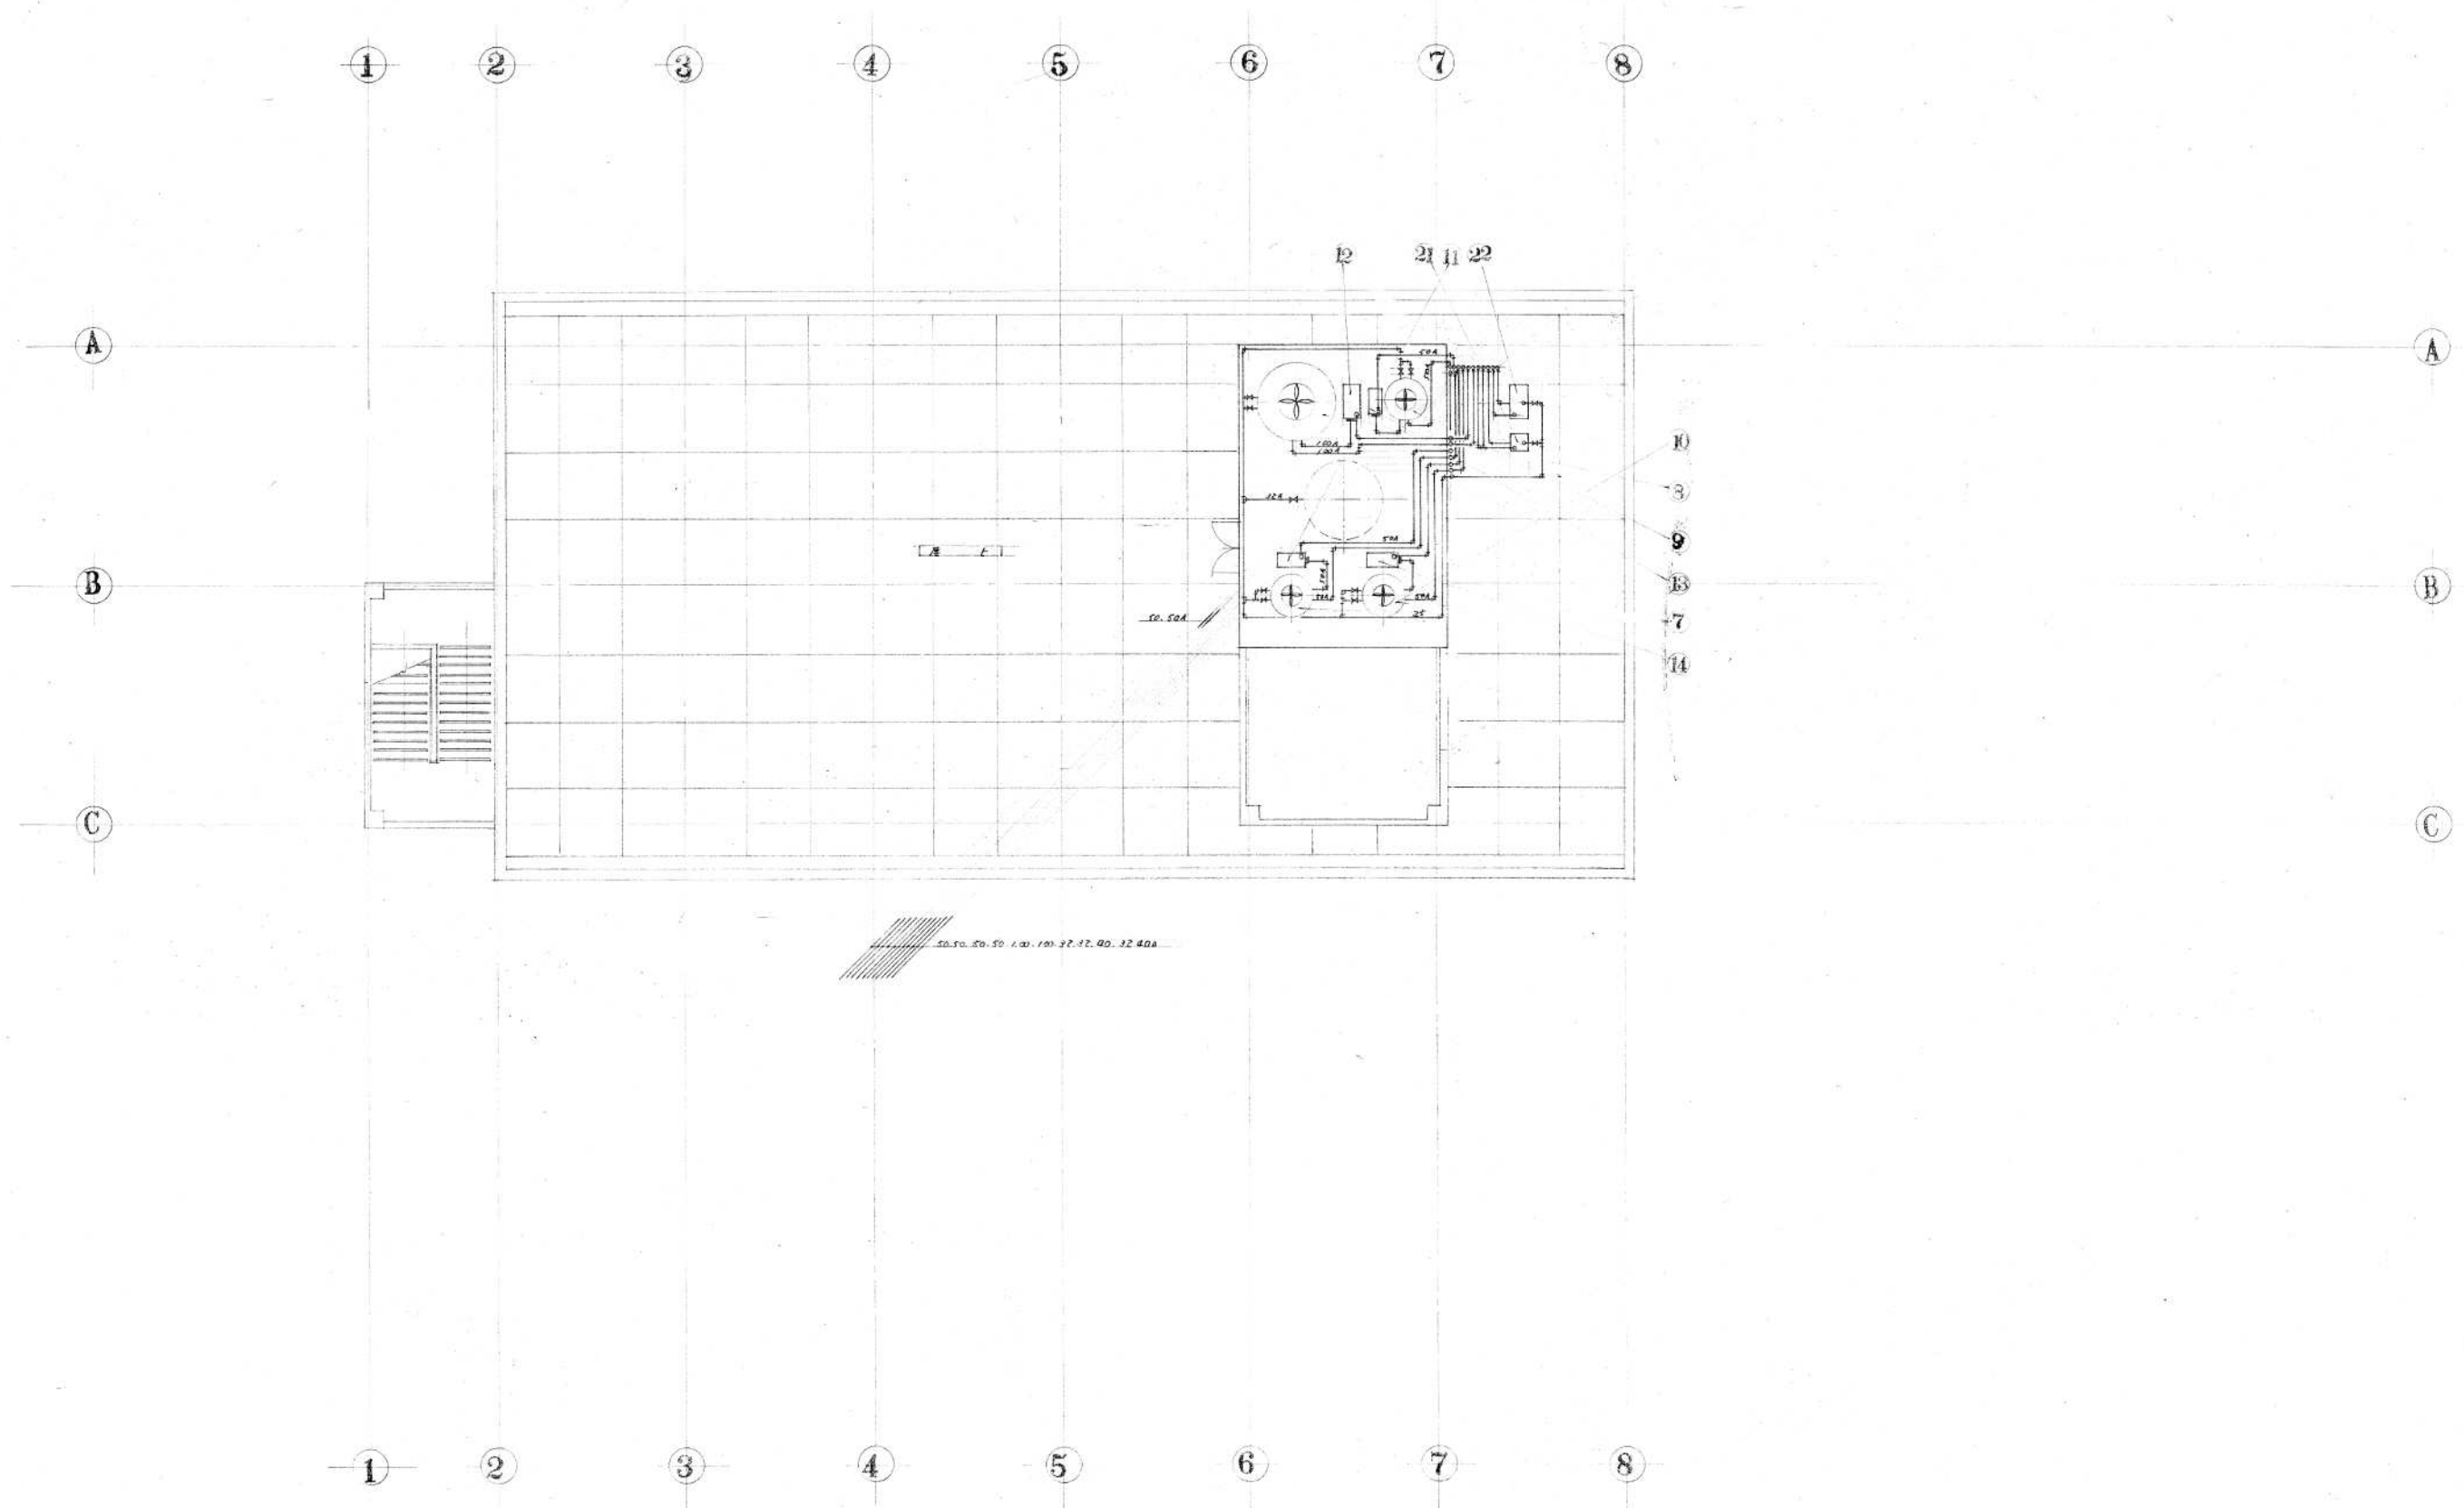


工事名	三原市市民福祉会館新築工事			作製	45年5月30日
図面	A	図名	屋上7-11-27-27-組小冷却水配管系統図	担当	製図
番号	8	縮尺	1:1	訂正	1
			1級建築士事務所登録第	号	
			1級建築士登録第	号	

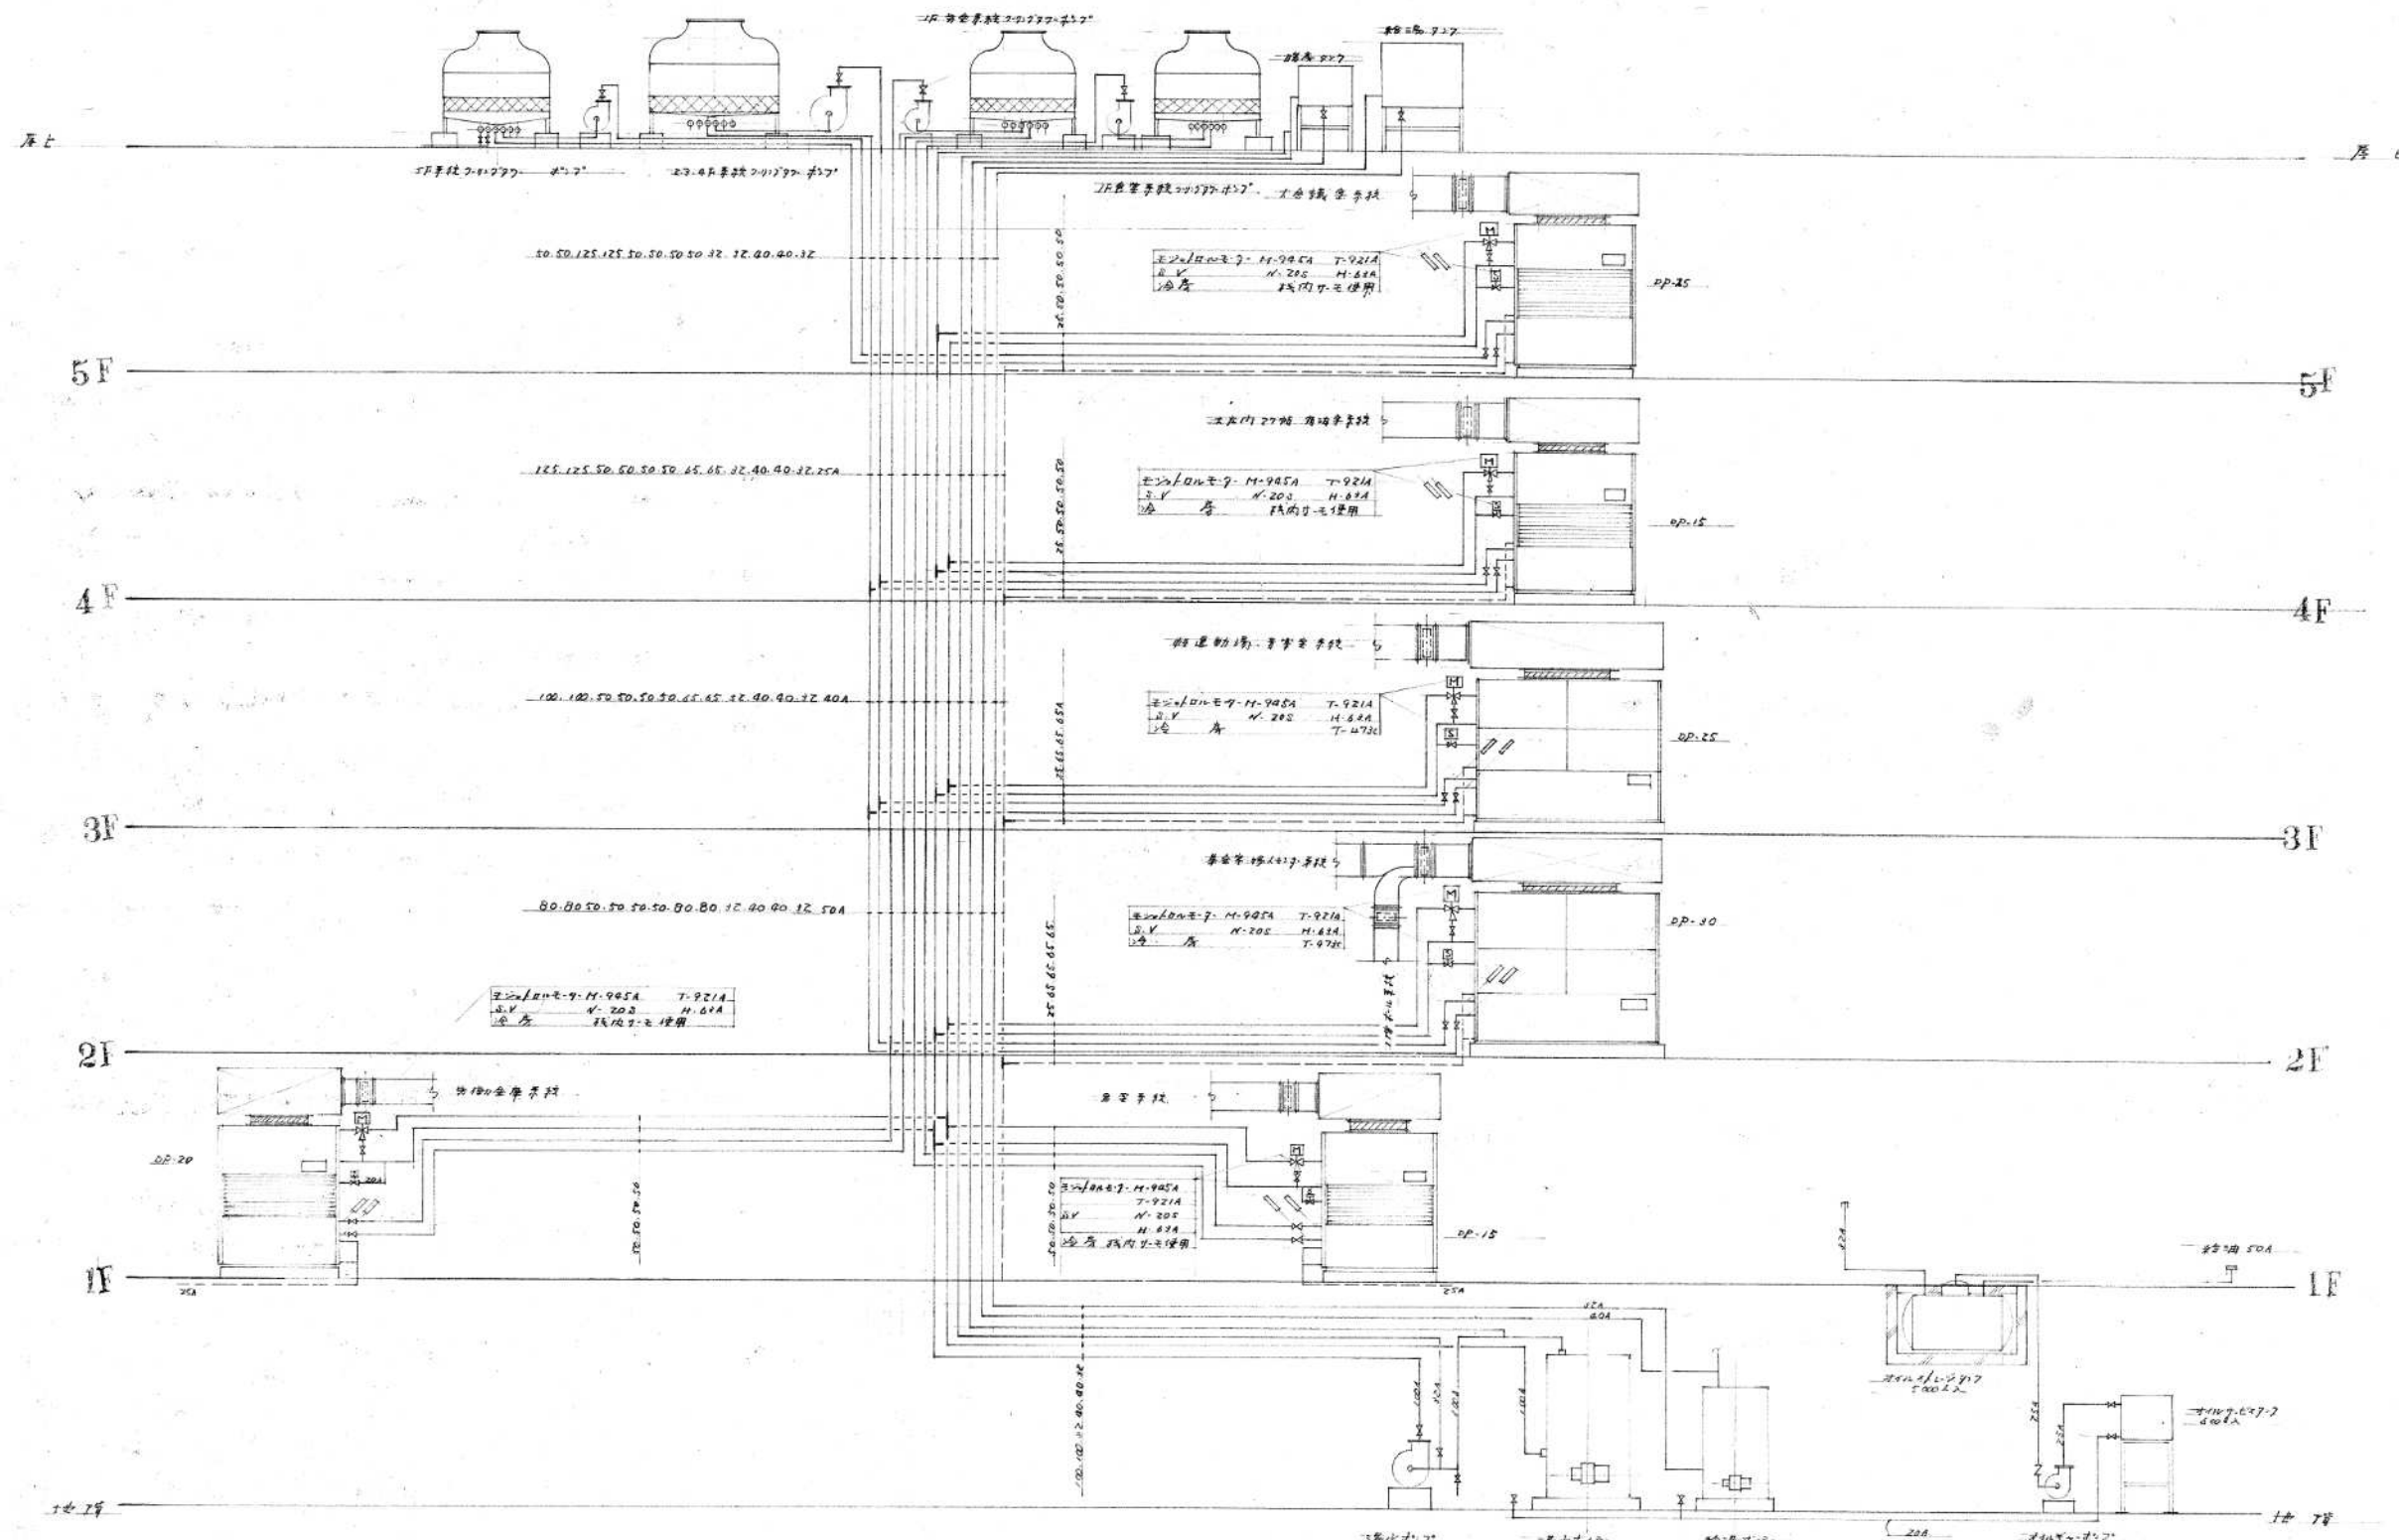

工程名		三原市市民福祉会館新築工事		比例	45 × 5/30
図面名	図面	図号	製図	訂正	
9	冷却水配管系統断面図				
縮尺	:	:	:	:	:
設計者				監理者	検査者
建設士事務所登録第				号	号
職建第士登録第				号	号

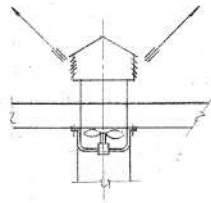

A-A

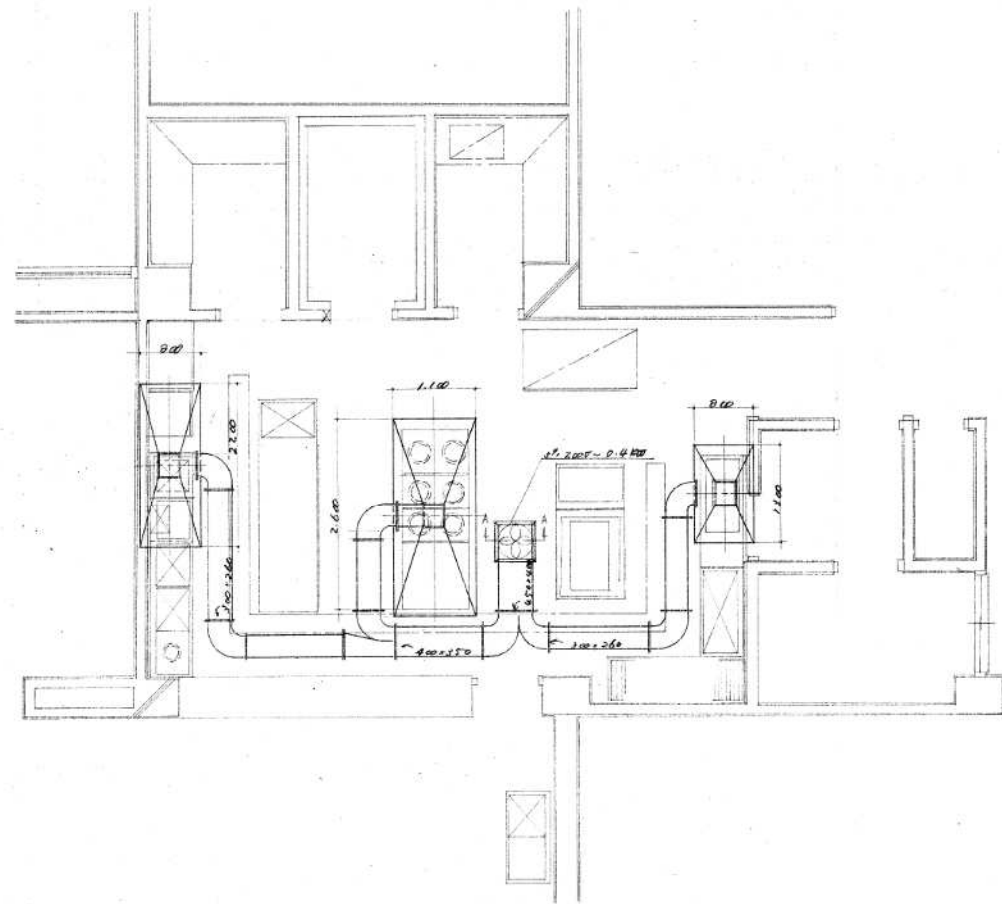

厨房设备安装图

工程名称		三原市民福社会馆新築工事		作製 45 年 5 月 30 日	
図面名	厨房 设备安装图	担当者	製図	訂正	
図面番号	AR	番付	:	:	:
番号	10	階	:	:	:
		1級建築士事務所登録第		号	
		1級建築士登録第		号	