

配置図 縮尺 1:200

三原市役所

三原市港町840の5 TEL(0848)64-2111

原 案	係 長	設 計	設 計	日 付

備 考

工 事 図


福祉会館公共下水道排水設備 工事設計図

配 置 図

尺 寸


1 / 3

枚 数

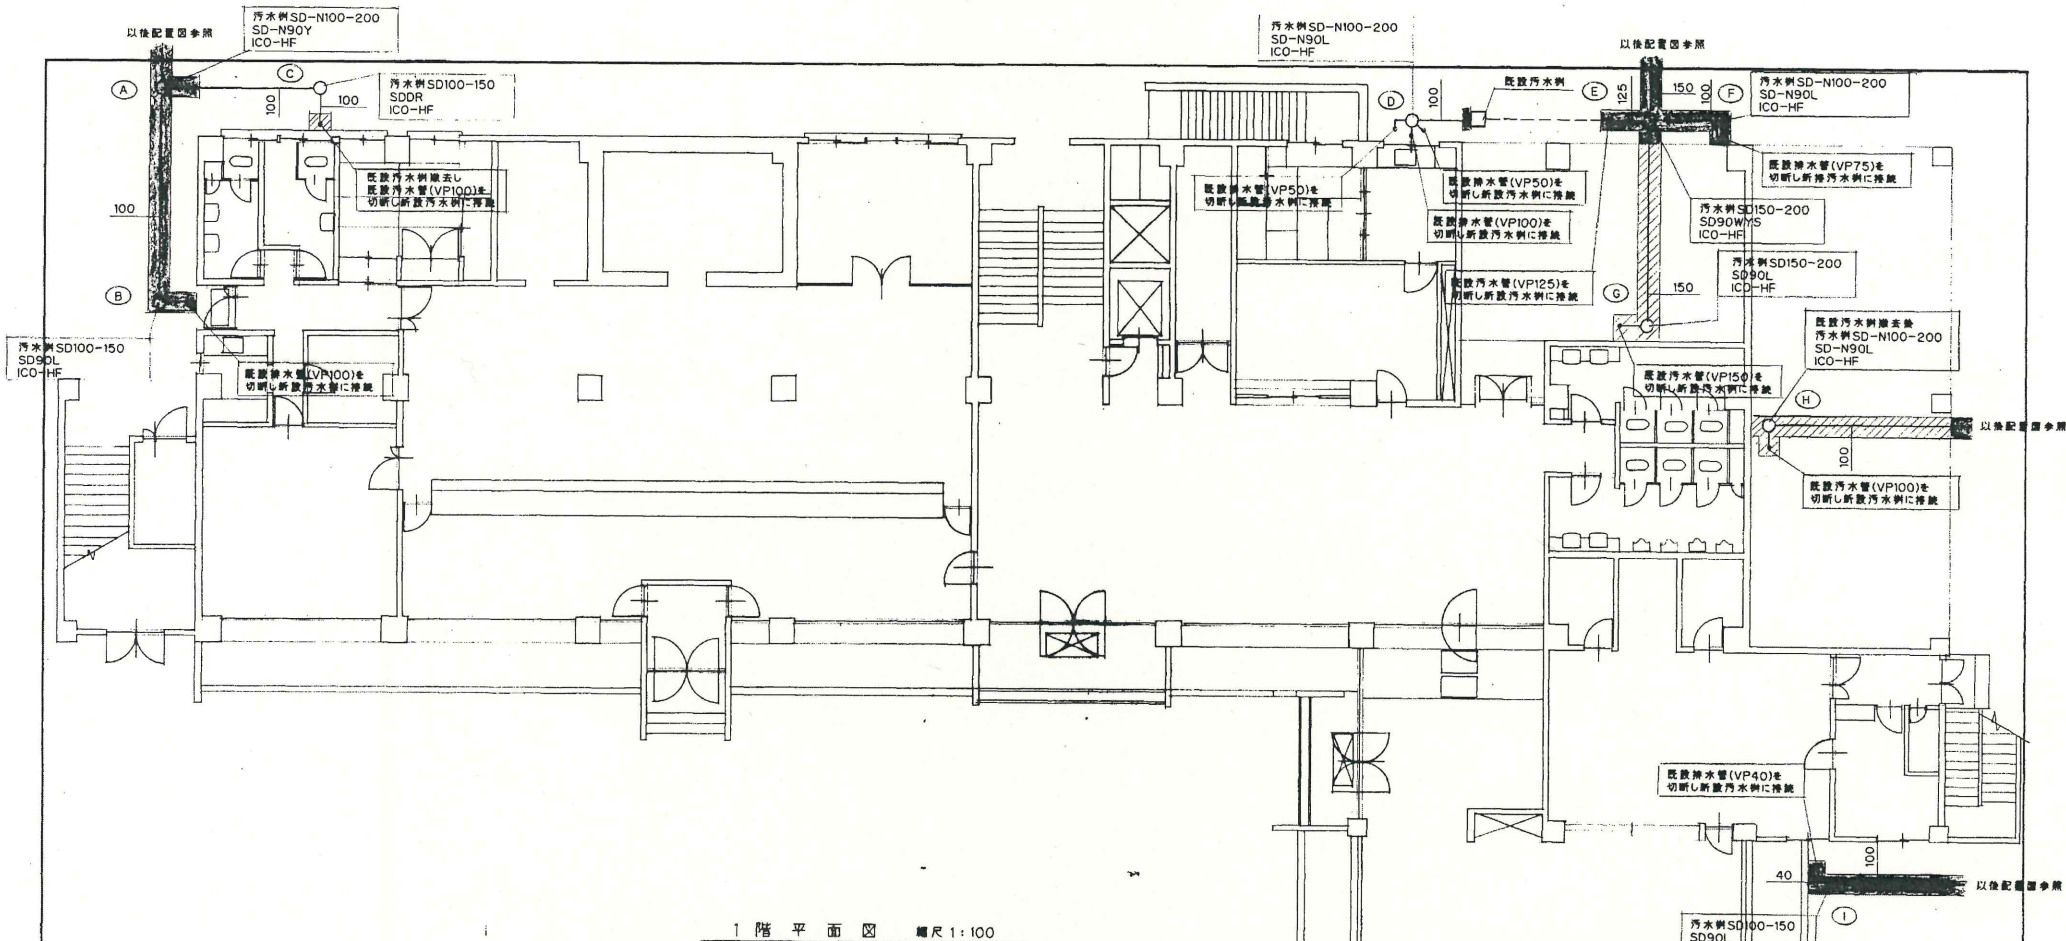

1階平面図 縮尺 1:100

- アスファルトカッター切断後アスファルト舗装復旧
- コンクリートカッター切断後コンクリート土間復旧D13#200

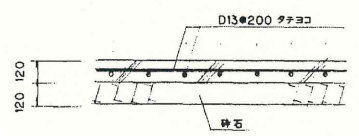

土間復旧図

三原市役所  
三原市地電84025 TEL.(0848)64-2111

原 泉 保 長 設 計 校 閲 付








備 考

工 事 名 福祉会館公共下水道排水設備 工事設計図

図 新設

縮 尺

2 枚の内  
3

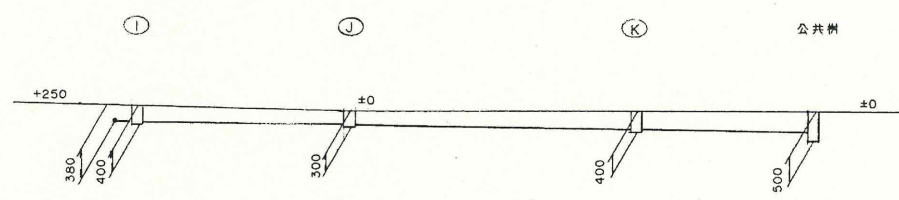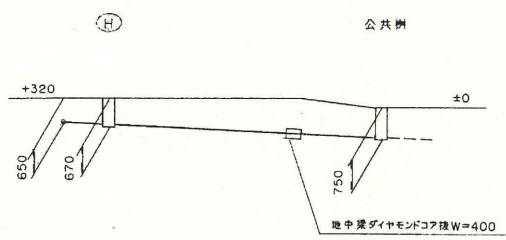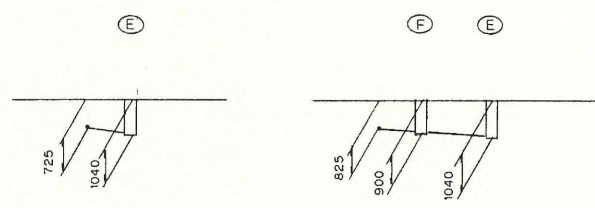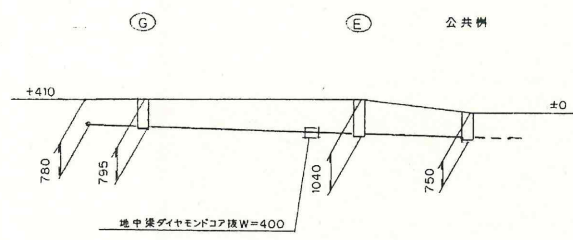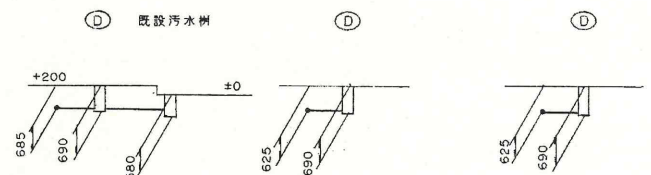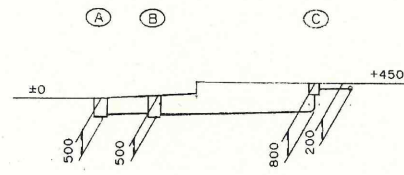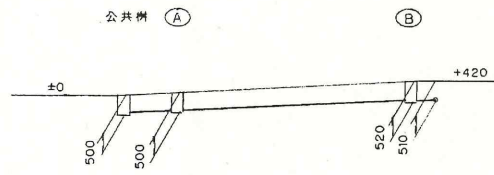

三原市役所

三原市港町840番地5 TEL(0848)64-2111

課長	係長	設計	校閲	日付

備考

工事名

福祉会館公共下水道排水設備 工事設計図

図面名称

縮尺

加算図区

3/3  
図の内の  
明図