

配置図 縮尺 1:200

三原市役所

三原市港町840の5 TEL(0848)64-2111

課長	係長	設計	校閲

日付

備考

工事名


福祉会館浄化槽埋設 工事設計図

図面更新


縮尺

図面番号

1 / 3

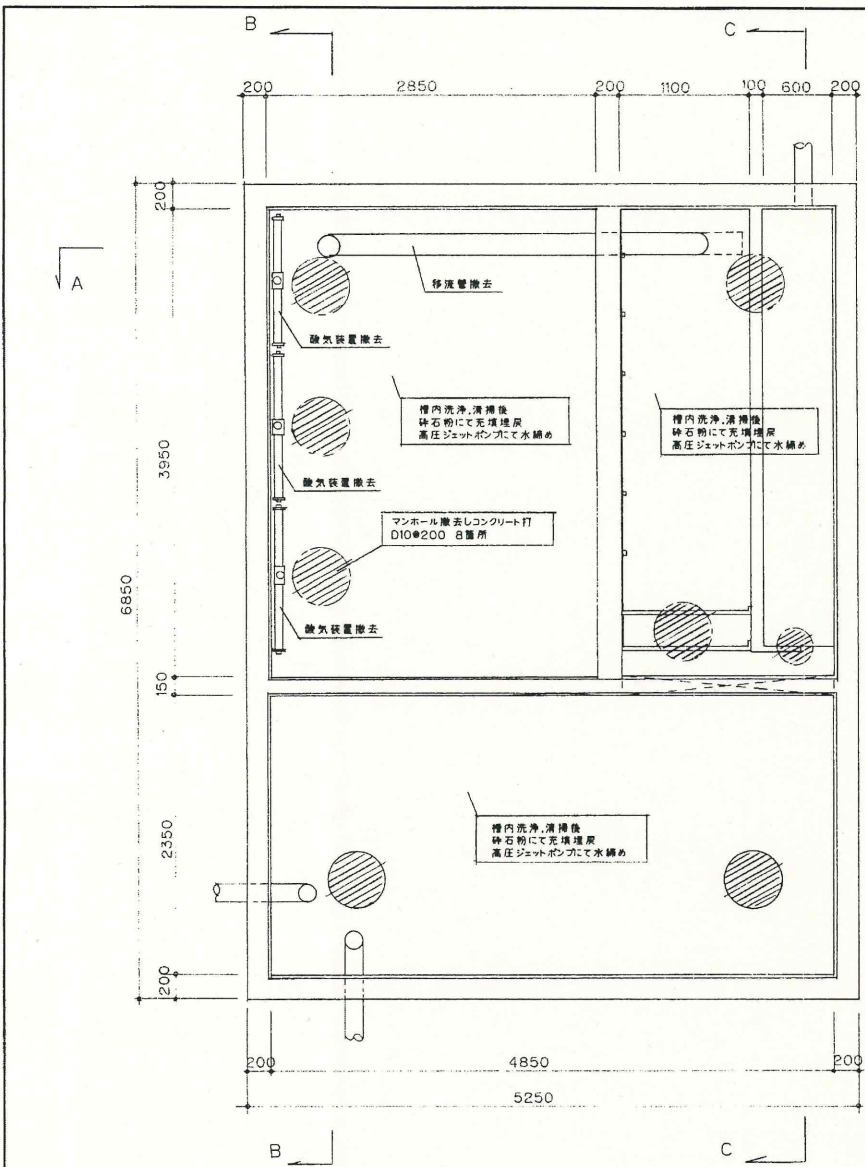

平面図 縮尺 1:30

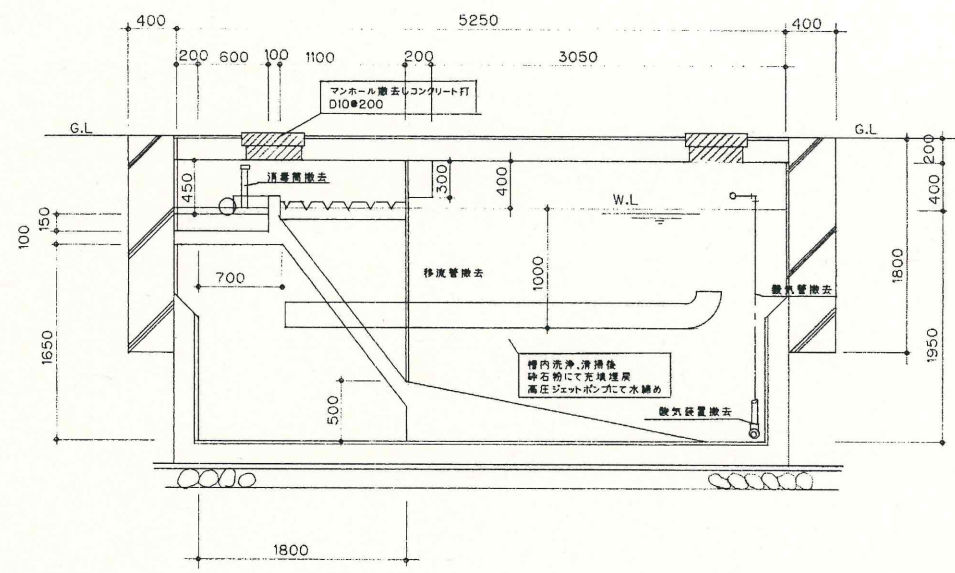

A ~ A 断面図 縮尺 1:30

三原市役所

三原市港町840番地5 TEL(0848)64-2111

課長 係長 設計 校閲

日付

備

考

工事名


福祉会館浄化槽埋設 工事設計図

図面名称


縮尺

図面番

2/3 図の内の 3 号

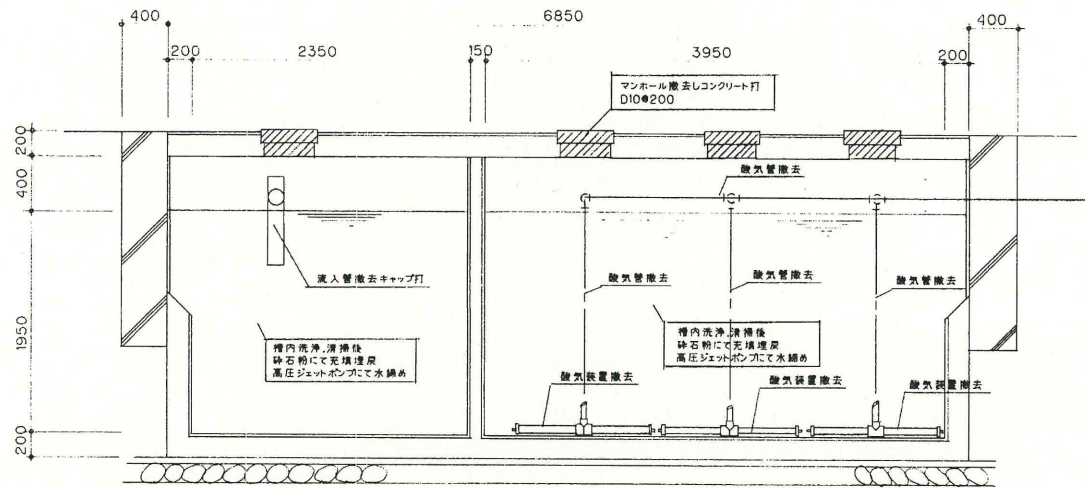

B ~ B' 断面図 縮尺 1:30

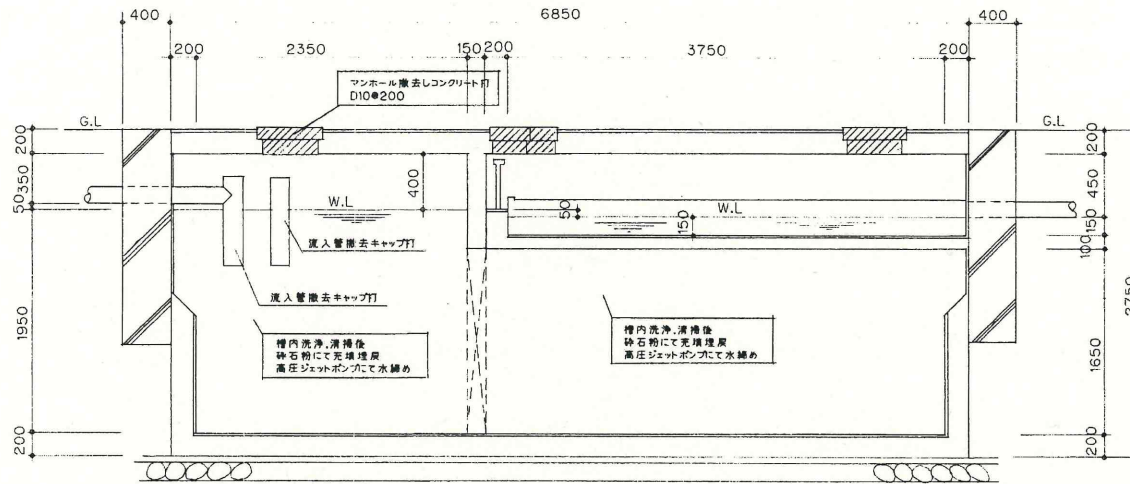

C ~ C' 断面図 縮尺 1:30

三原市役所

三原市瀬町840番地5 TEL(0848)64-2111

課長 係長 設計 校閲

日付

備

考

工事

名

福祉会館浄化槽埋設 工事設計図

図面

名称

縮

尺

図

号

3

枚の内

3

号印