

三 原 市 役 所

三原市港町840の5 TEL(0848)64-2111

課 長	所 長	設 計	校 閲	日 付

備 考


工 事 名

福祉会館浄化槽埋設 工事設計図


図 面 名

縮 尺

図 番 1 / 3
枚 数 3
枚 数 3

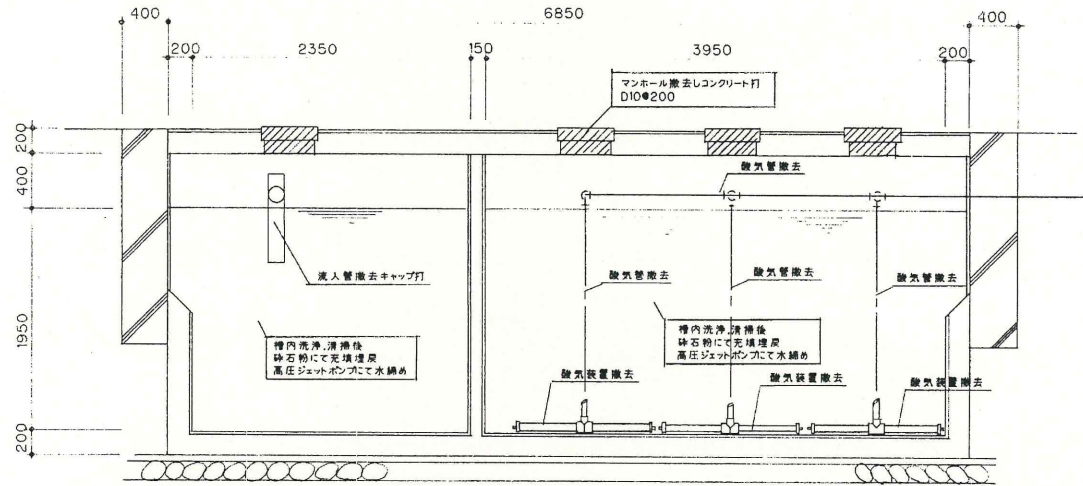

B ~ B' 断面図 縮尺 1:30

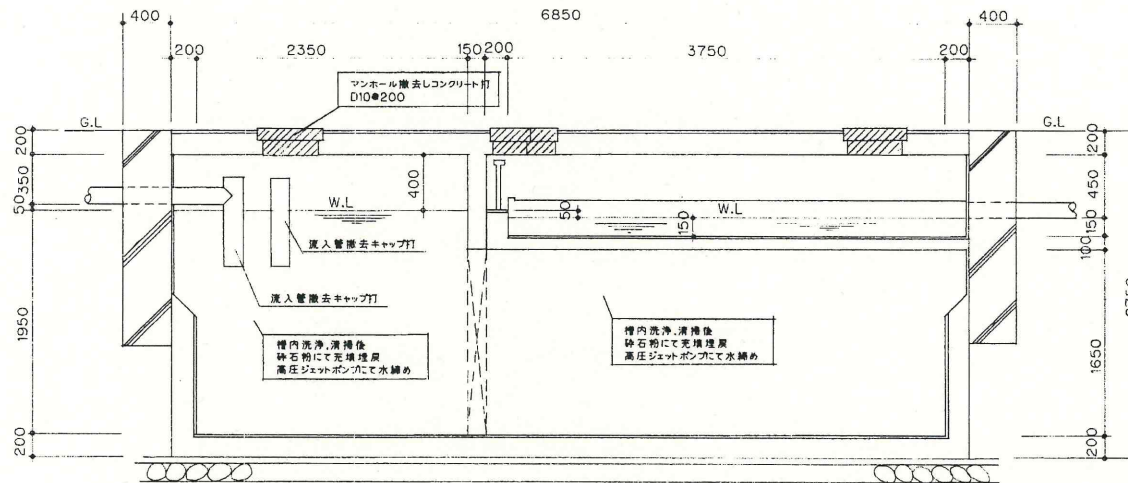

C ~ C' 断面図 縮尺 1:30

三原市役所

三原市港町840番地5 TEL.(0848)64-2111

課長	係長	設計	校閲	日付	備考

備考

工事名


福祉会館浄化槽埋設 工事設計図

図面名称


縮尺

図面

3/3
校の内
3
図

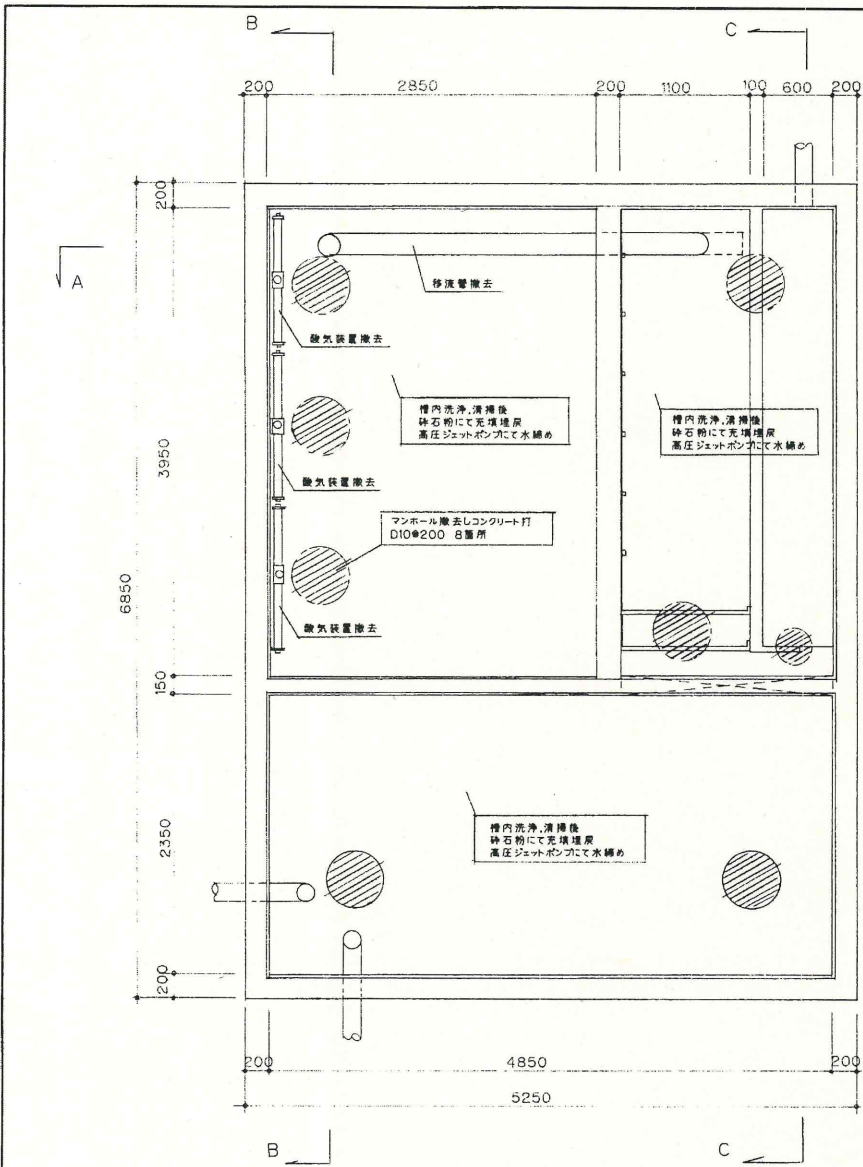

平面図 縮尺 1:30

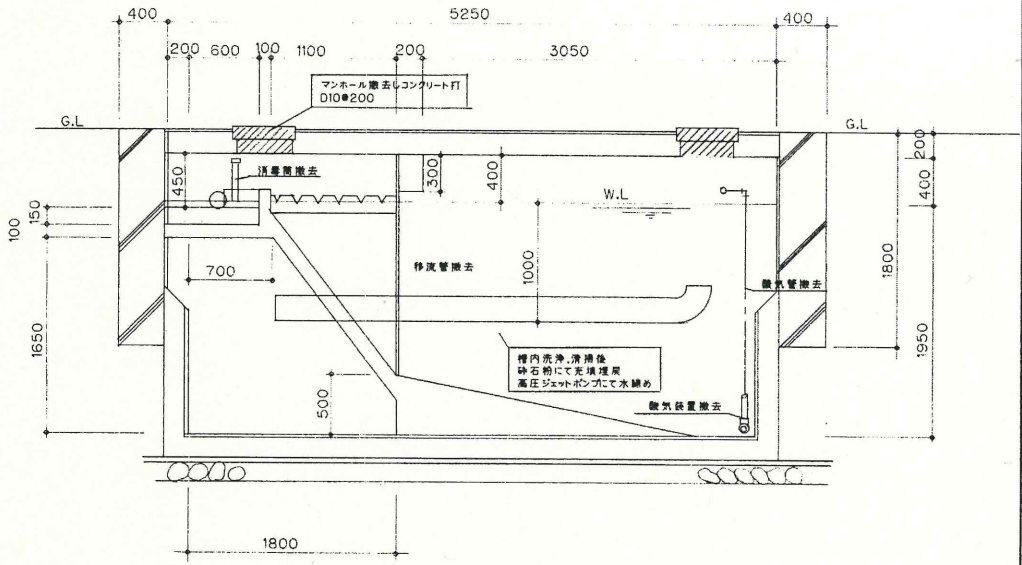

A ~ A 断面図 縮尺 1:30

三原市役所

三原市港町840番地5 TEL(0848)64-2111

課長	係長	設計	校閲	日付

備考

工事名

福祉会館浄化槽埋設 工事設計図

図面名称

縮尺

加算図面

2/3
枚の内
3
番目